


PLANTA BAIXA VESTIÁRIOS/SANITÁRIOS
 ESC. 1:100
 5F95. a

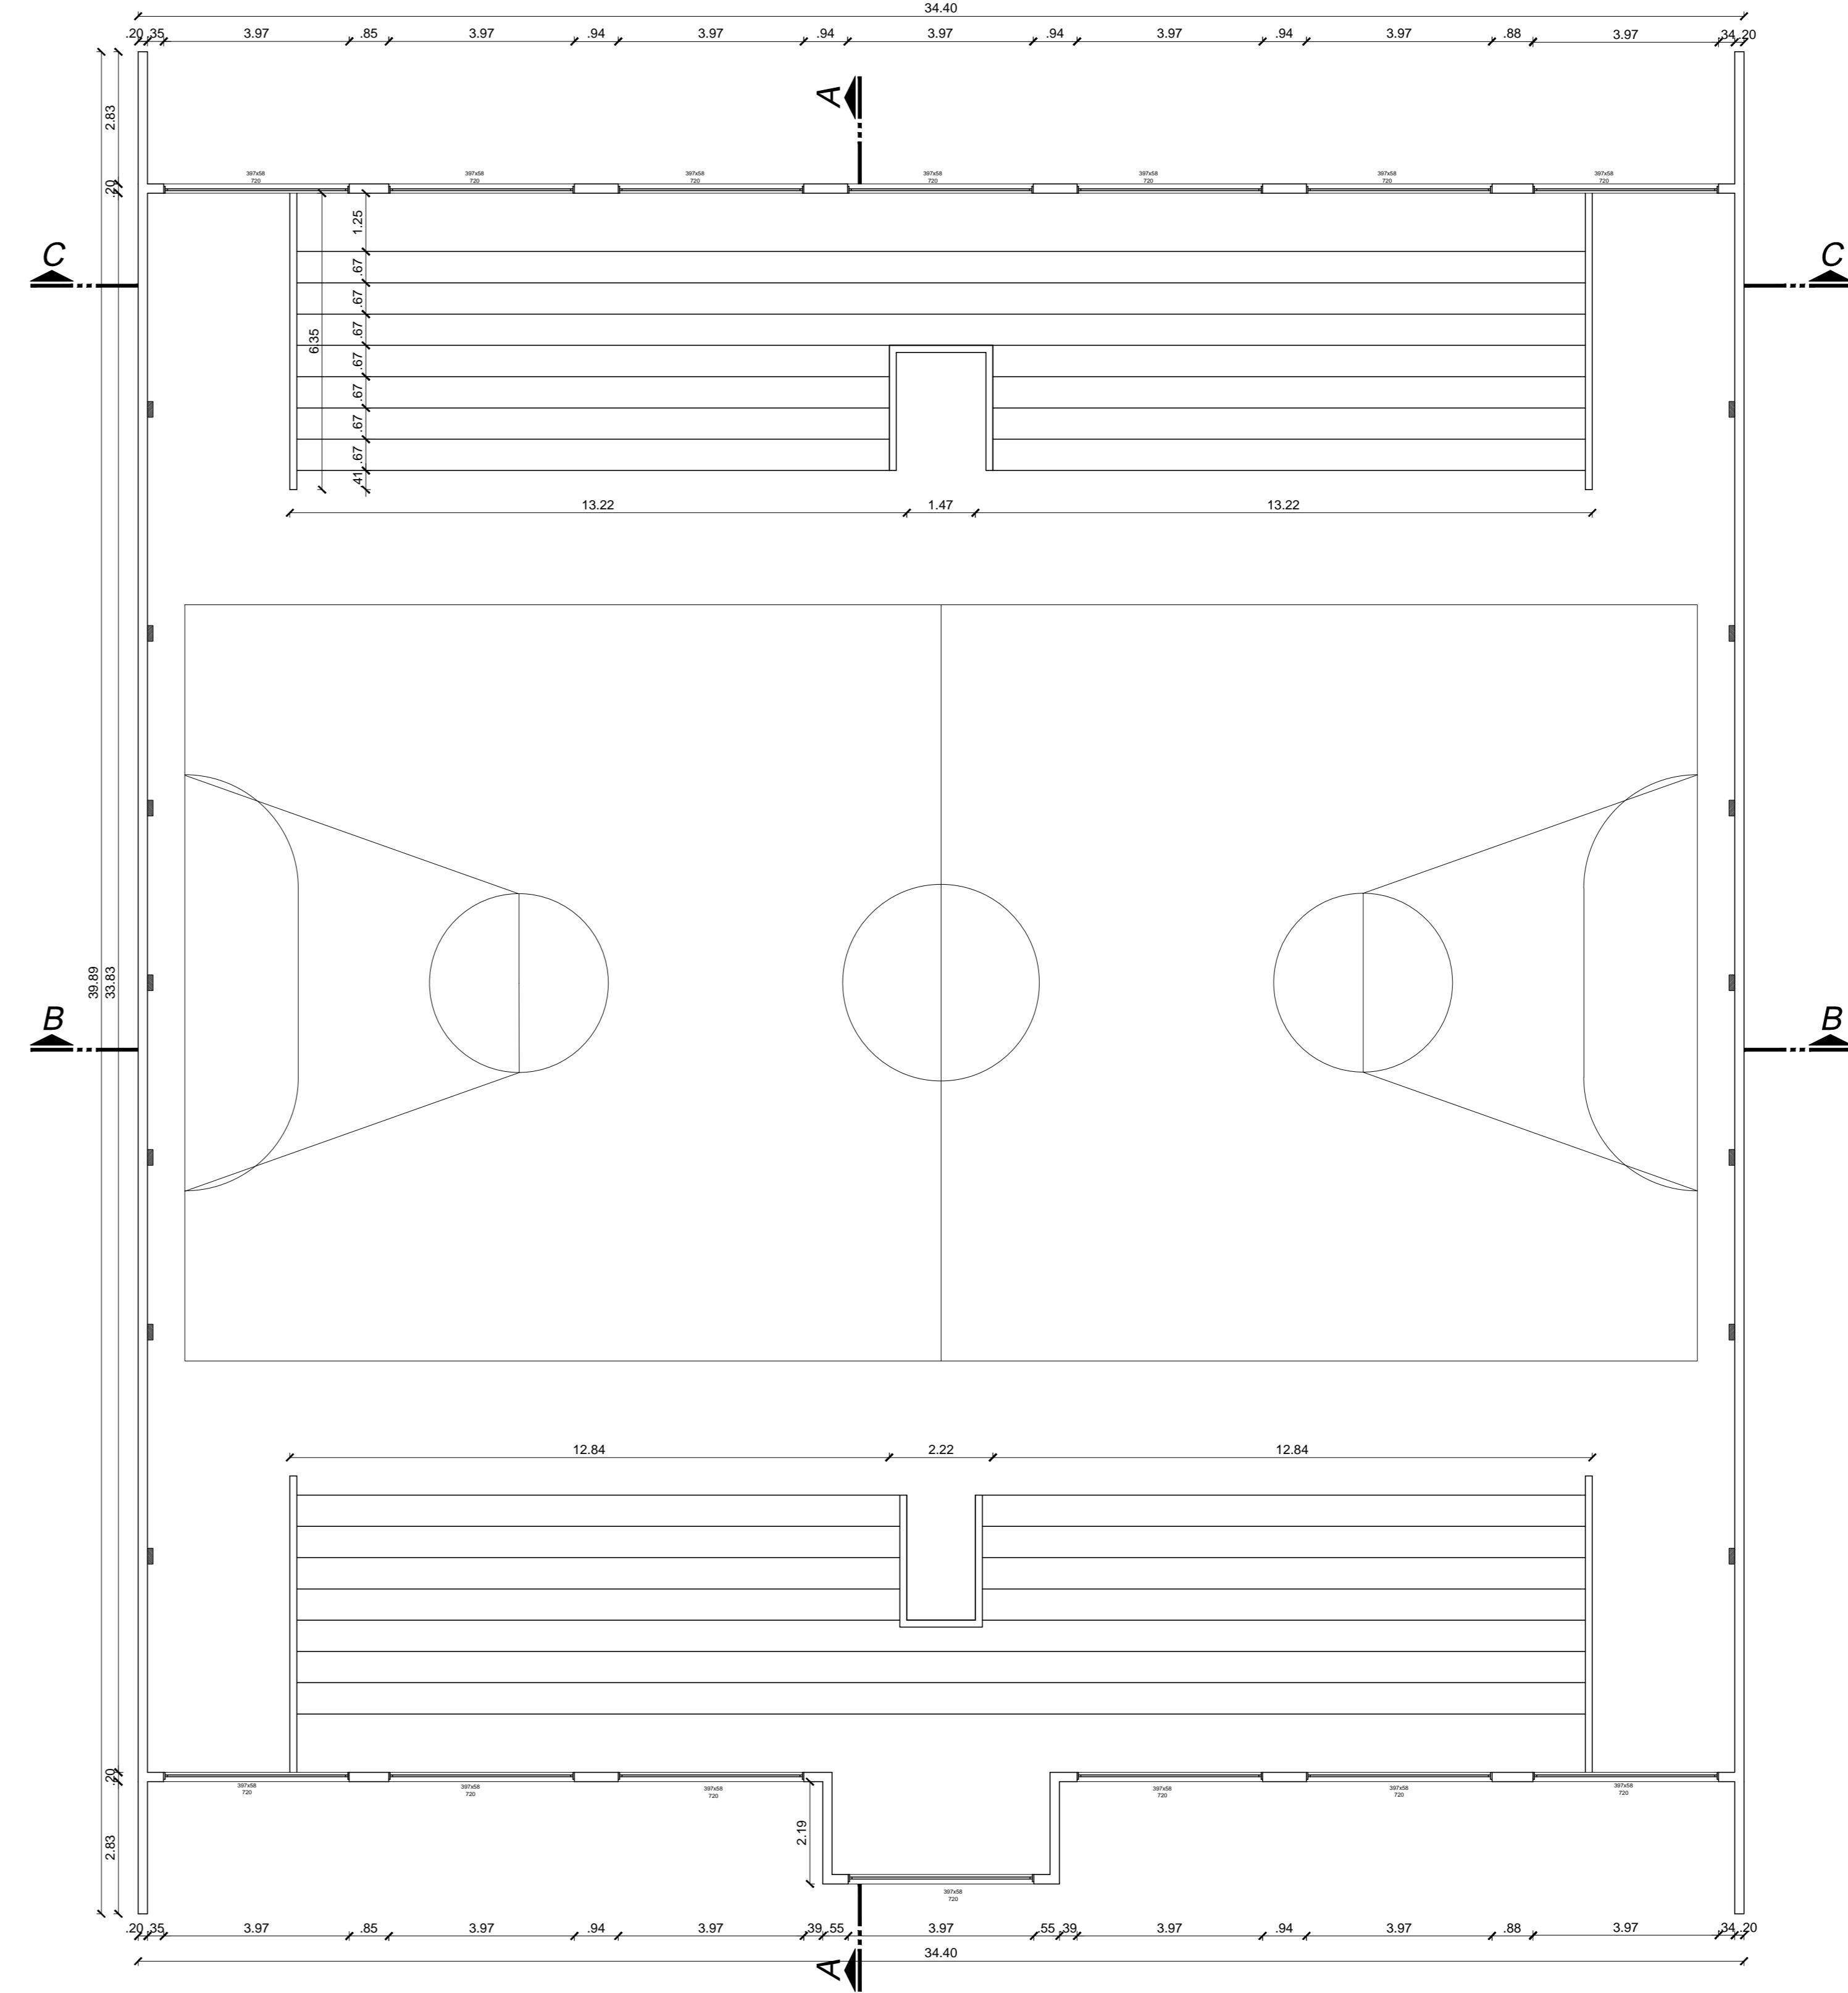

PLANTA BAIXA ARQUIBANCADAS
 ESC. 1:100
 5F95. a

Aprovações e Despachos

| | | | |
|--|---------------------|--|---|
| Projeto GINÁSIO ESTADUAL | | Referência REFORMA GINÁSIO ESTADUAL | FOLHA 1/2 |
| <p>IPPUC INSTITUTO DE PESQUISA E PLANEJAMENTO URBANO DE CAÇADOR</p> | | Revisões INICIAL | Data 2 abril 2018 |
| | | | |
| Responsável Técnico CAROLINA FRUET DE LIMA | Área 1.714,88 M² | Escala 1/75 | Arquivo C:\projeto\ref\5f95\5f95_01\5f95_01_01.dwg |