


SÍMBOLO	DESCRIÇÃO
	CAIXA DE PASSAGEM
	POSTE CELESC
	TRANSFORMADOR
	LUMINÁRIA PÚBLICA
	QUADRO DE DISTRIBUIÇÃO GERAL
	ENCABEÇAMENTO DE REDE BAIXA TENSÃO
	ENCABEÇAMENTO DE REDE MÉDIA TENSÃO
	REDE DE BAIXA TENSÃO
	REDE DE MÉDIA TENSÃO
	QUADRO GERAL BAIXA TENSÃO
	FUSÍVEL
	FUSÍVEL PROJETADO
	POSTE PROJETADO
	TRANSFORMADOR PROJETADO
	LUMINÁRIA PÚBLICA PROJETADA
	ENCABEÇAMENTO DE REDE BT PROJETADO
	REDE DE BAIXA TENSÃO PROJETADA

Sidnei de Pelegrin
Engenheiro Eletricista
CREA/SC 097127-5

PLANTA DE LOCALIZAÇÃO
ESCALA: 1:100

<p>ABC ELETROTÉCNICA LTDA</p> <p>SOLUÇÕES EM ELETRICIDADE E AUTOMAÇÃO INDUSTRIAL AVENIDA ENGENHEIRO LOURENÇO FAORO, N° 2121. BAIRRO INDUSTRIAL CAÇADOR, SC. FONE/FAX (49) 3563-1016 site: www.abcm.com.br - E-mail: sidneipelegrin@abcm.com.br</p>	<p>Ciliente: Prefeitura Municipal de Caçador</p> <p>Obra: Gerador Rua Marcos Gonçalves de Cordeiro, Berger</p>	<p>Título PLANTA DE SITUAÇÃO</p>	<p>FOLHA: 01</p>
	<p>Projeto: SIDNEI PELEGRIN</p> <p>Desenho: SIDNEI</p>	<p>Desenho N°: 001</p> <p>Revisão: 00</p>	<p>Data: 30/04/2018</p>

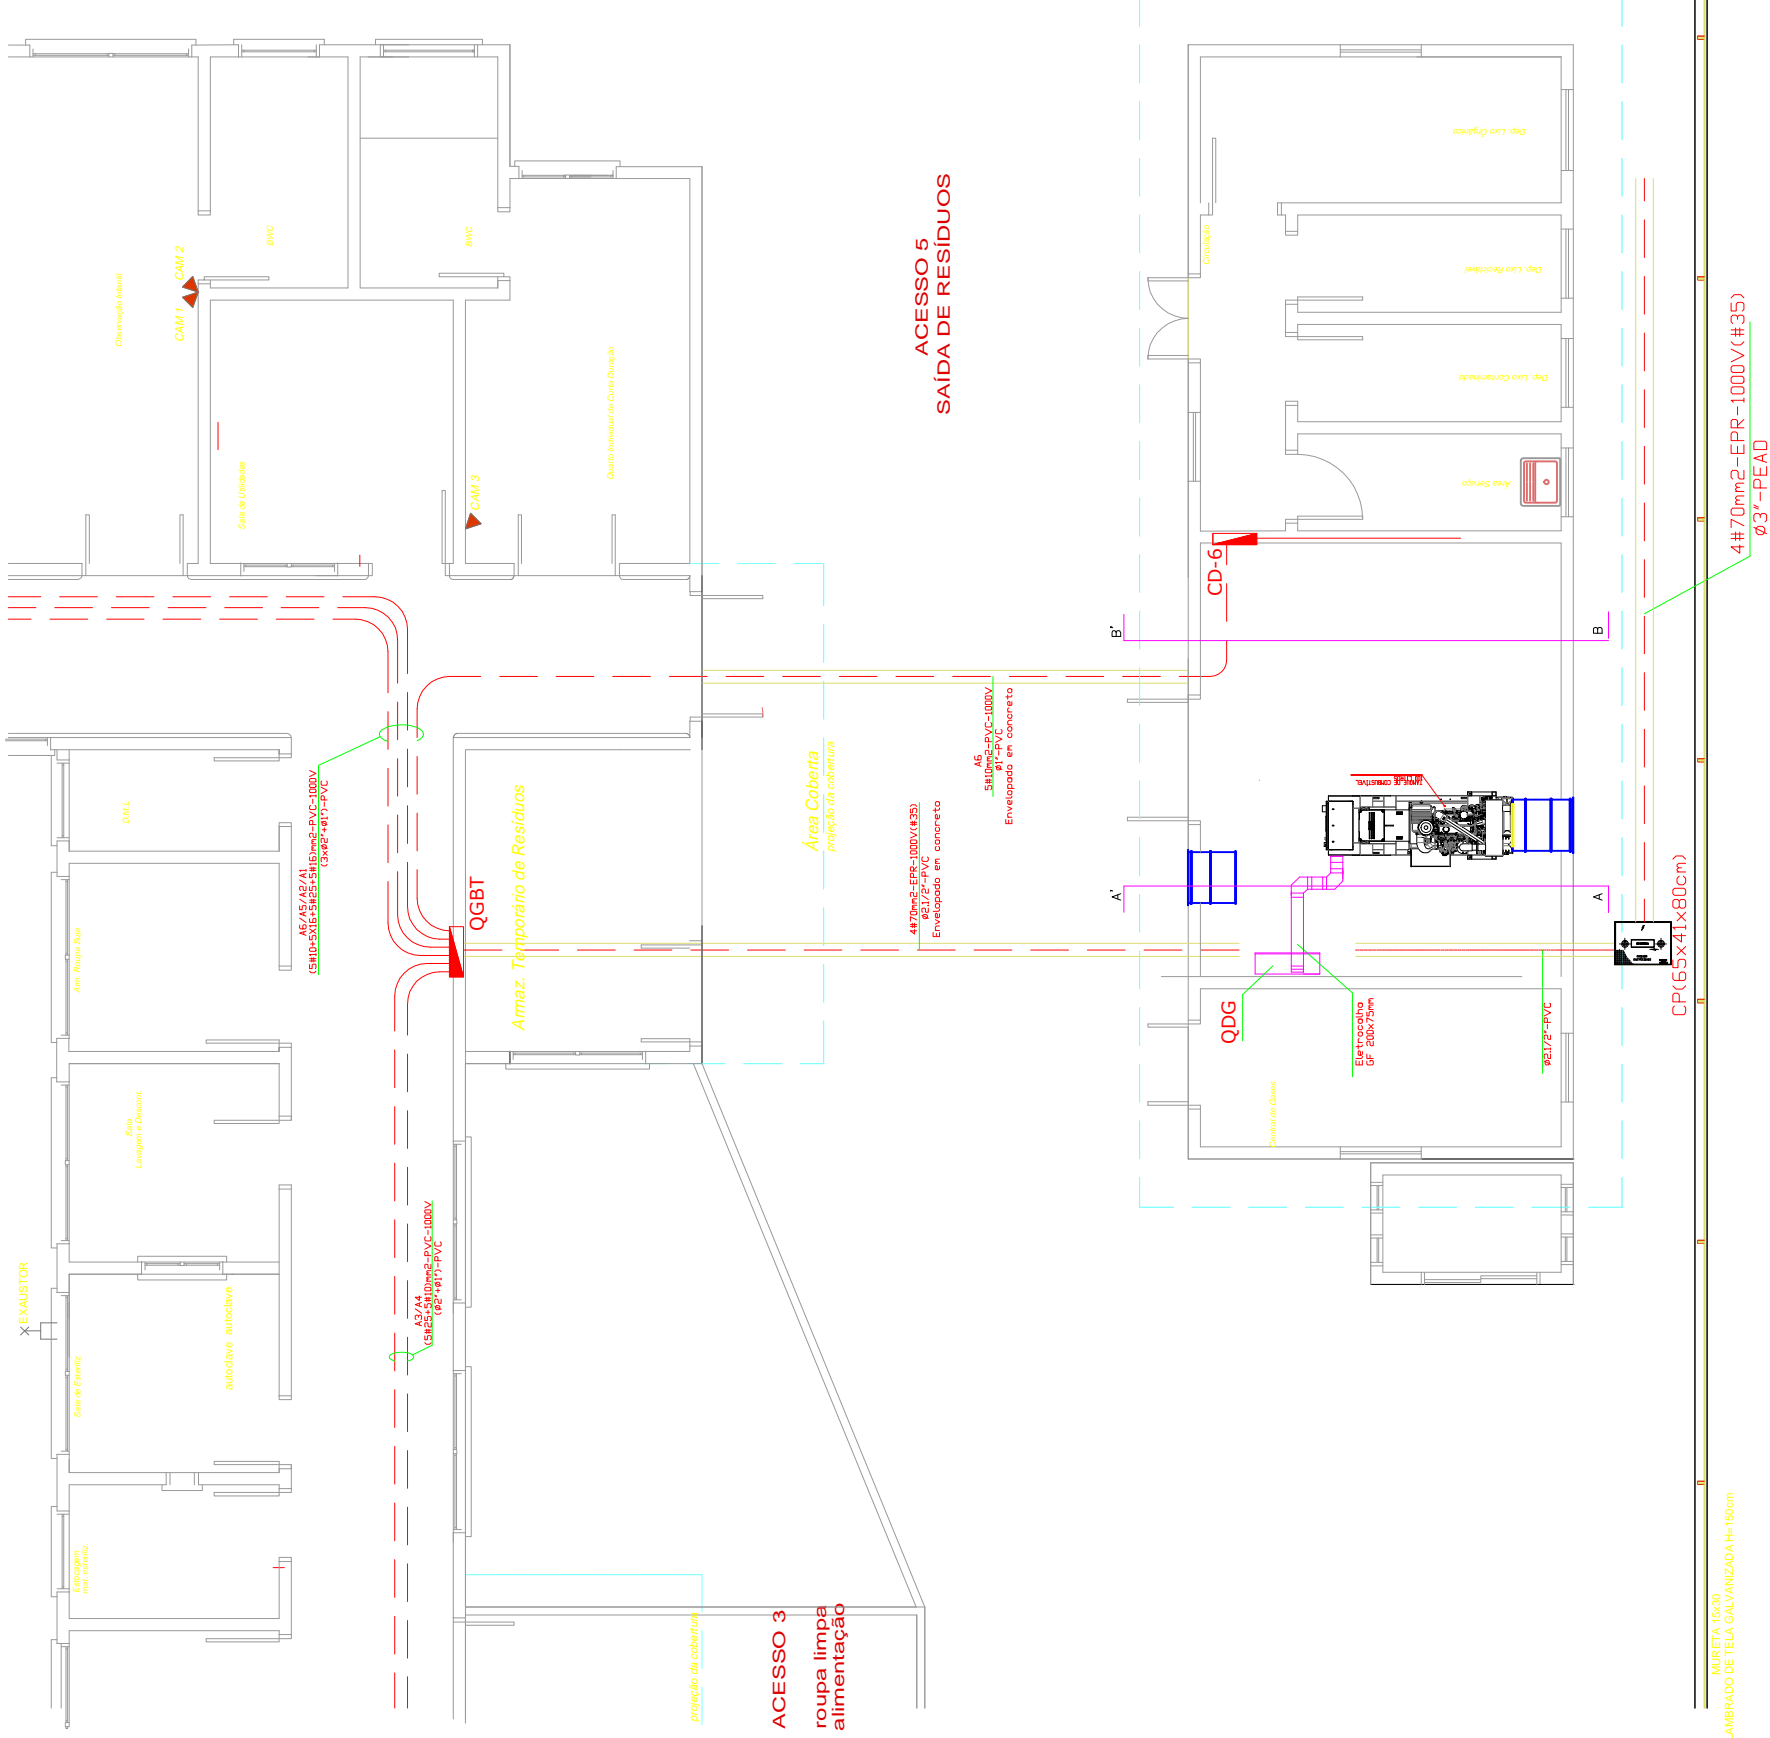

PLANTA DE LOCALIZAÇÃO

ESCALA: 1:100

ALMRETA 15x30
ALAMBRAÇÃO DE TELA GALVANIZADA H=150cm

Ciente: Prefeitura Municipal de Caçador
Obra: Gerador
Rua Marcos Gonçalves de Cordeiro, Berger

SOLUÇÕES EM ELETRICIDADE E AUTOMAÇÃO INDUSTRIAL
AVENIDA ENGENHEIRO LOURENÇO FAORO, N° 2121. BAIRRO INDUSTRIAL
CAÇADOR, SC.
FONE/FAX (49) 3563-1016
site: www.abcm.com.br - E-mail: sidneipegrin@abcm.com.br



Sidnei de Pelegrin
Engenheiro Eletricista
CREA/SC 097127-5

Título
PLANTA DE SITUAÇÃO



Projeto: SIDNEI PELEGRIN
Desenho: Sidnei

Desenho N°: 001

Revisão: 00

Data: 30/04/2018

FOLHA: 02

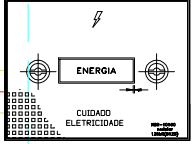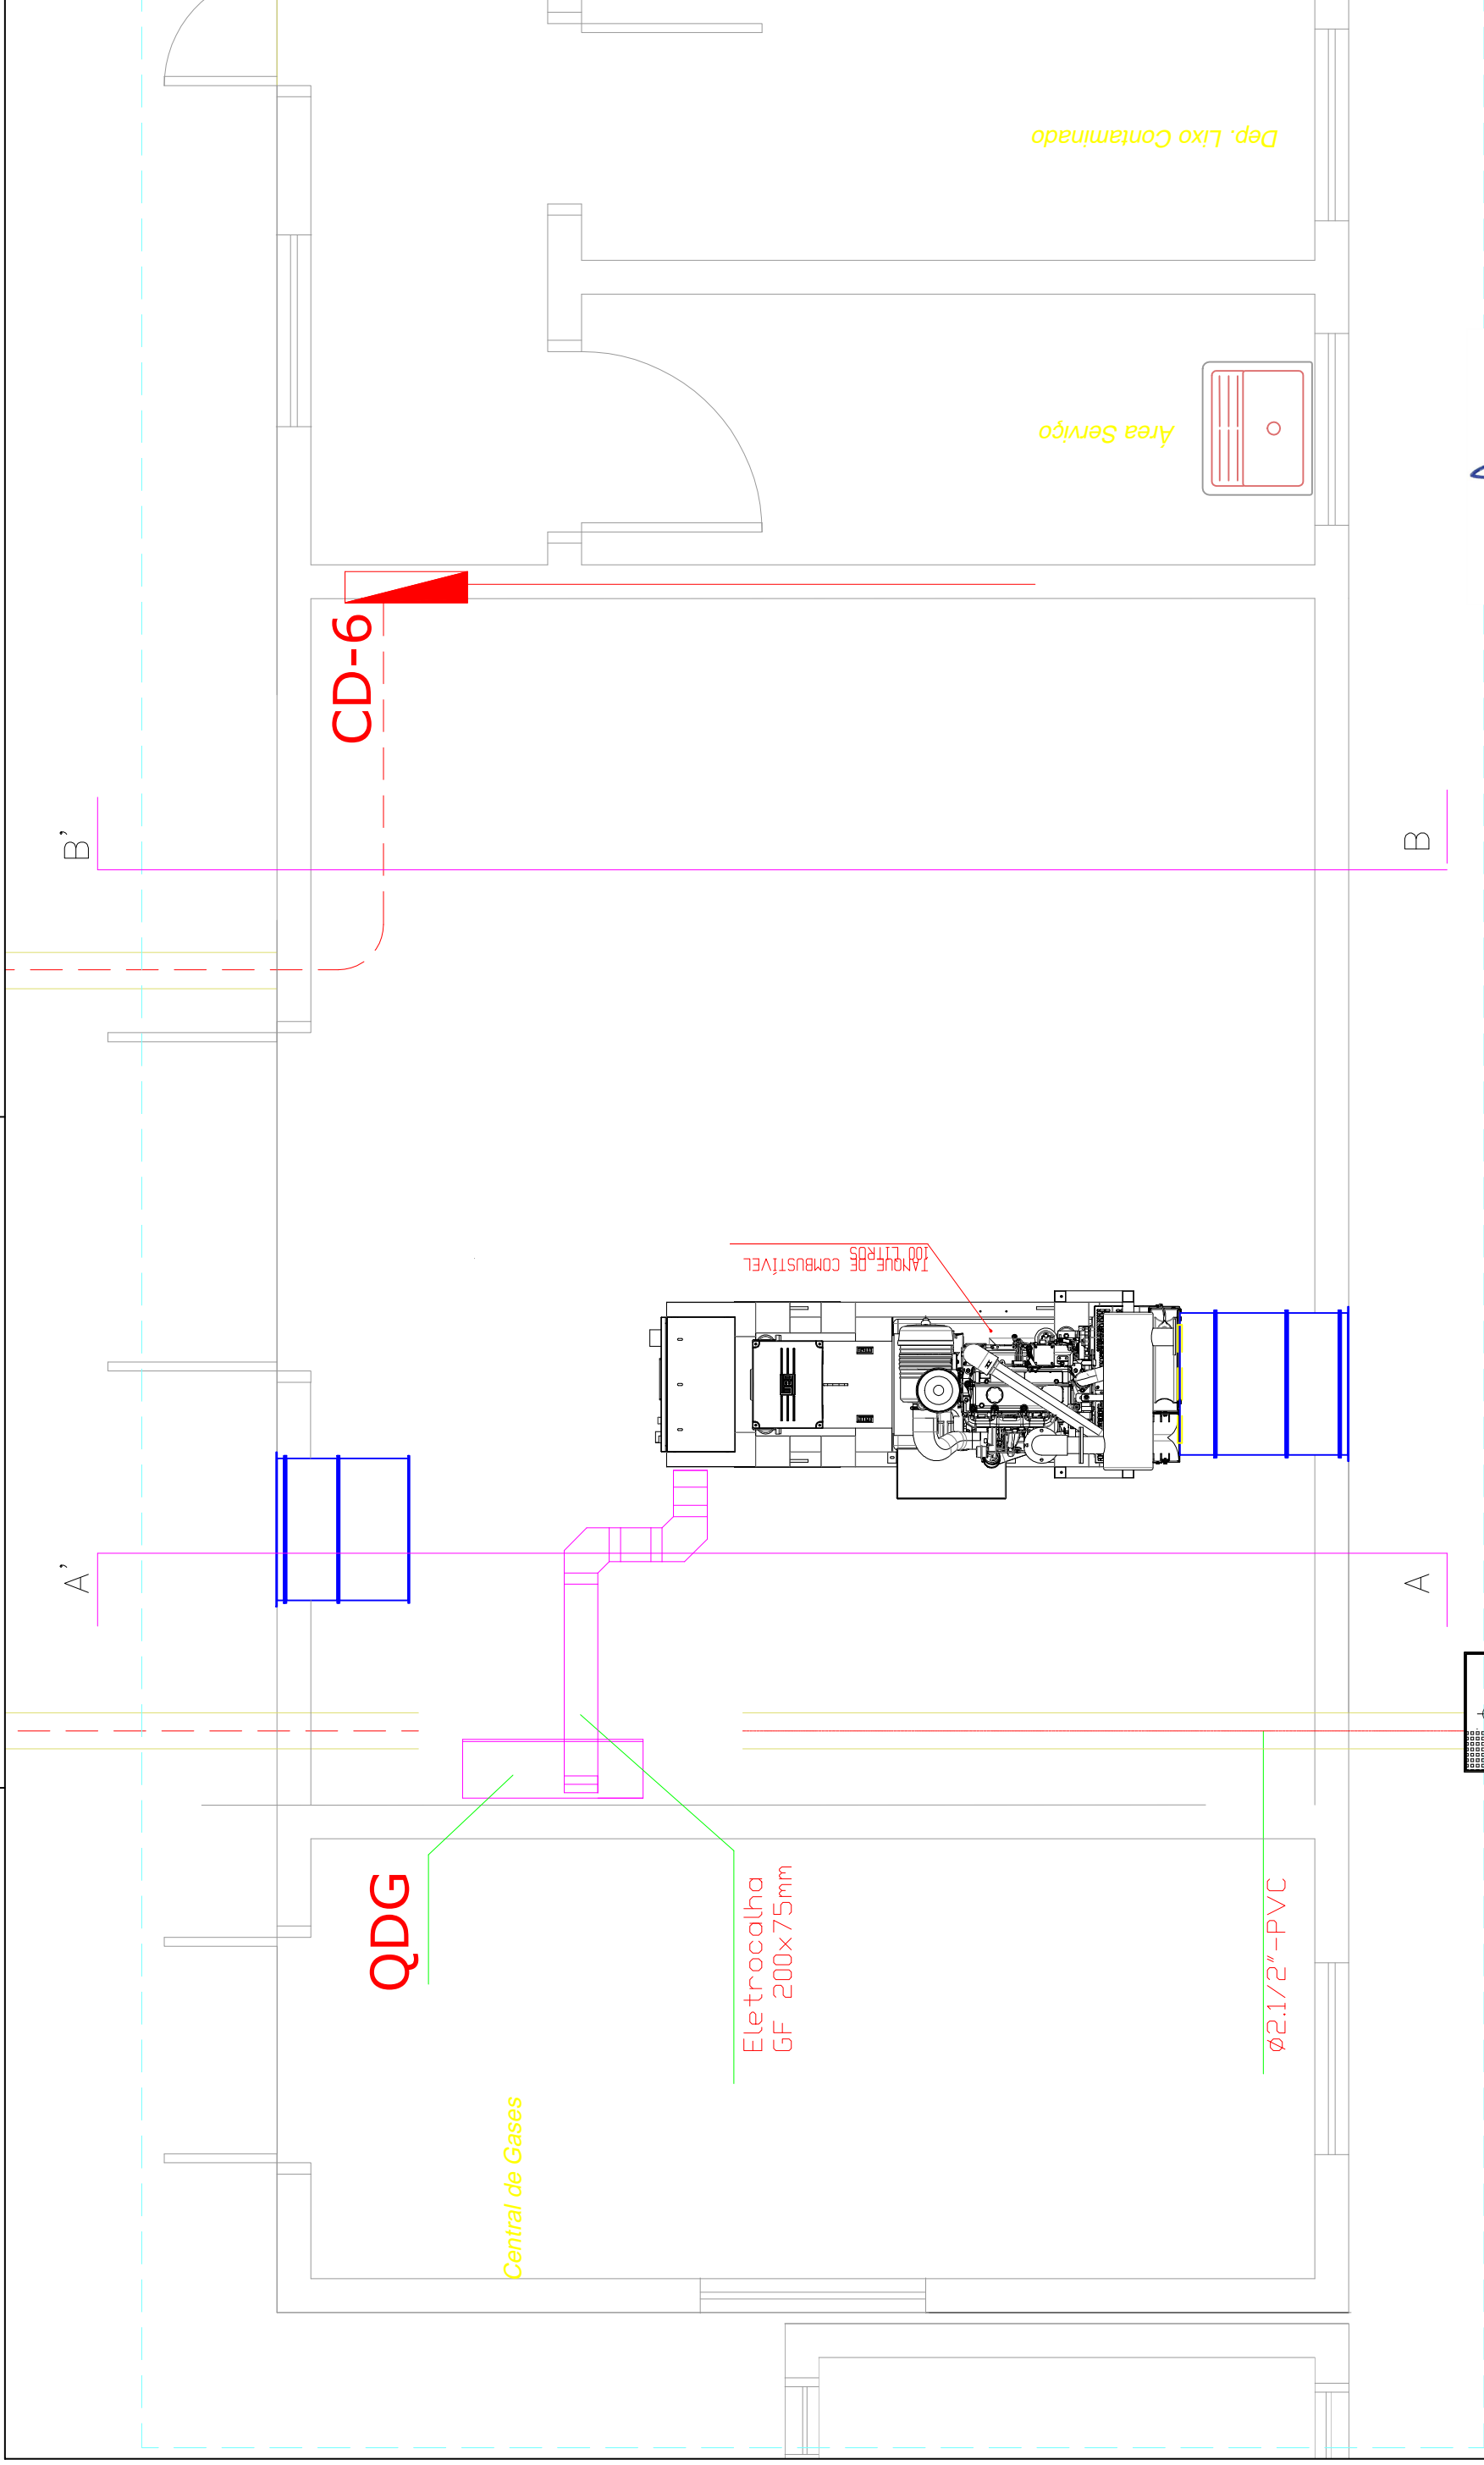


Sidnei de Pelegrin
Engenheiro Eletricista
CREA/SC 097127-5


PLANTA DE LOCALIZAÇÃO
ESCALA: 1:100

CP(6,5x41x80cm)

ABC ELEOTÉCNICA LDA SOLUÇÕES EM ELETRICIDADE E AUTOMAÇÃO INDUSTRIAL AVENIDA ENGENHEIRO LOURENÇO FAORO, N° 2121. BAIRRO INDUSTRIAL CAÇADOR, SC. FONE/FAX (49) 3563-1016 site: www.abcm.com.br - E-mail: sidneipelegrin@abcm.com.br	Ciente: Prefeitura Municipal de Caçador Obra: Gerador Rua Marcos Gonçalves de Cordeiro, Berger	Título PLANTA DE SITUAÇÃO	FOLHA: 03
	Projeto: SIDNEI PELEGRIN Desenho: Sidnei	Revisão: 00 Desenho N°: 001	Data: 30/04/2018

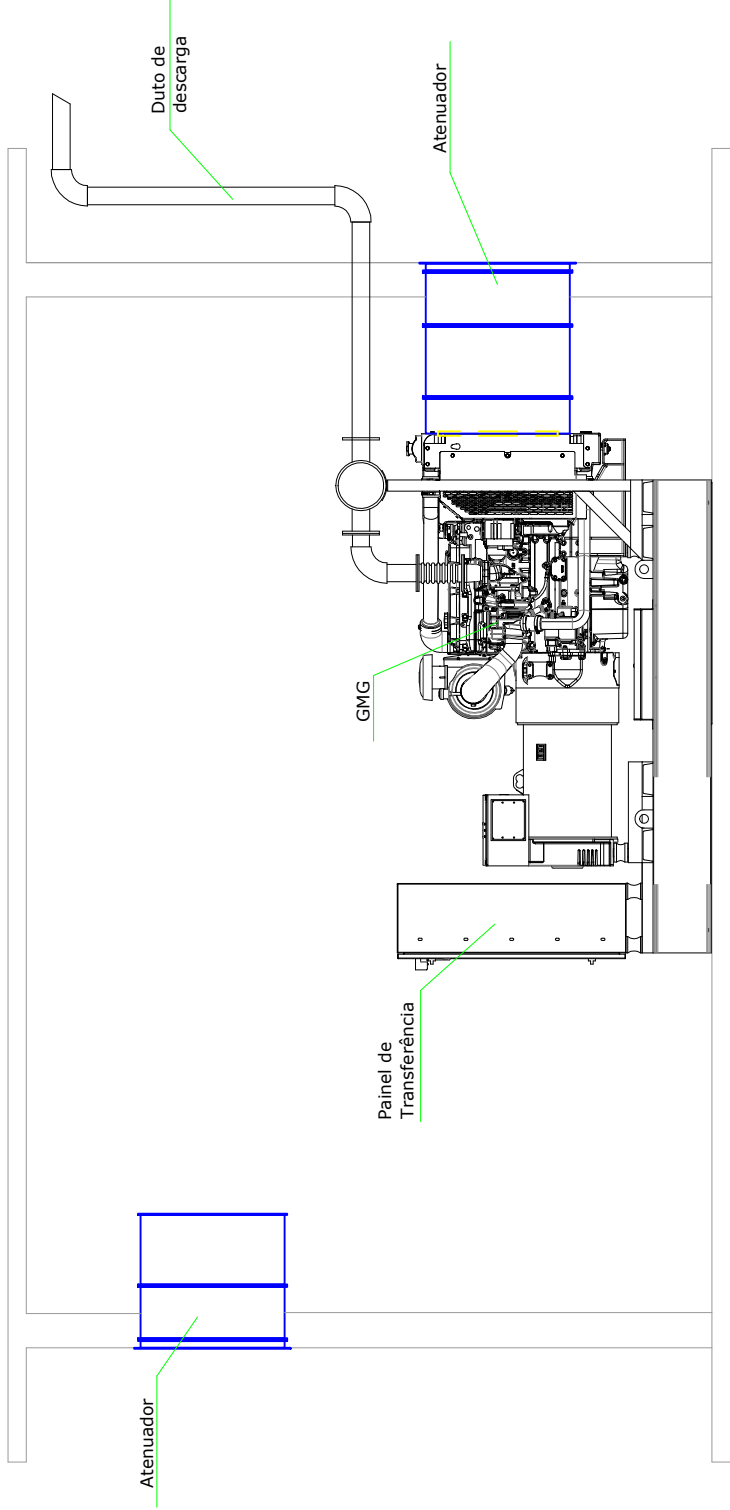


Corte AA'
SEM ESCALA

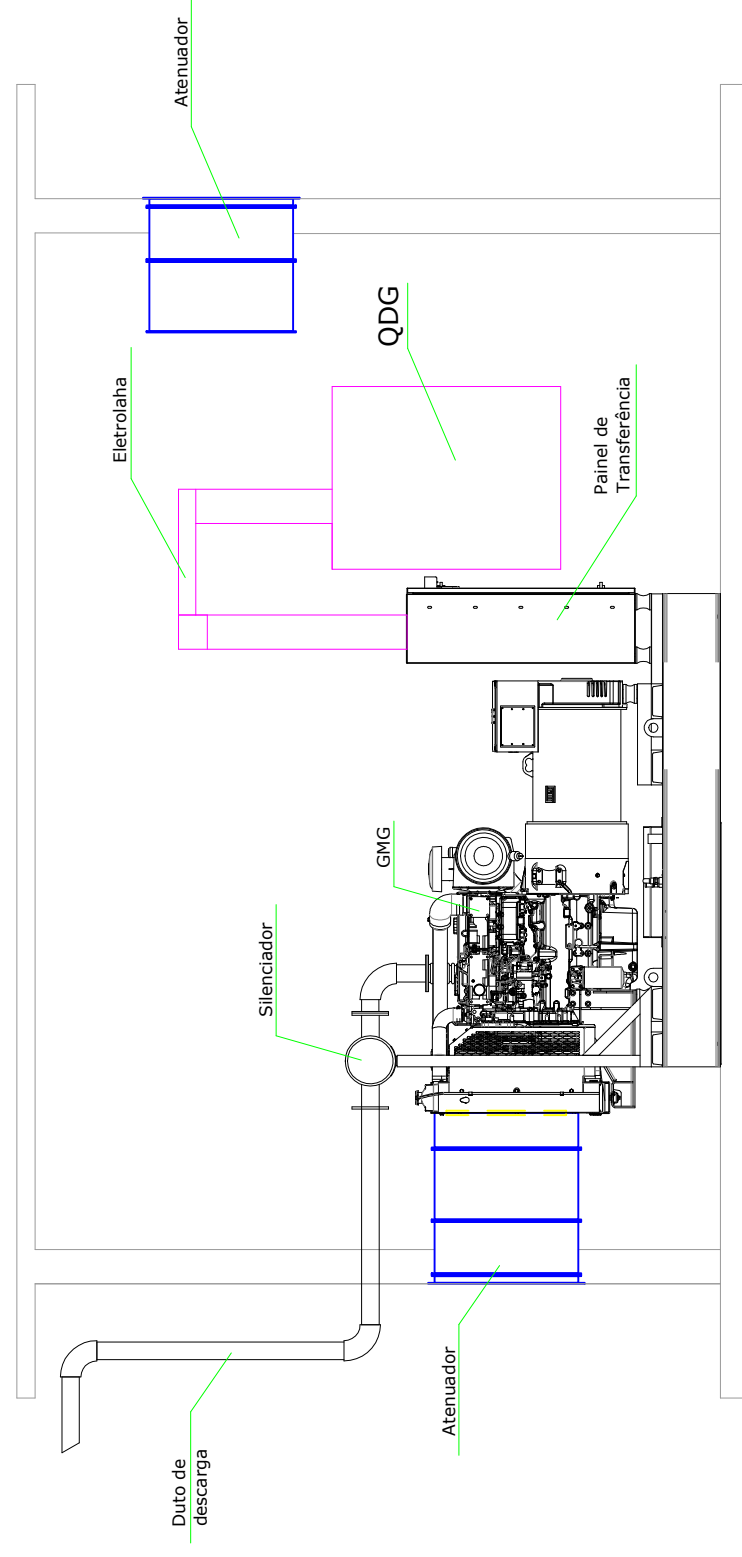

Corte BB'
SEM ESCALA

PLANTA DE LOCALIZAÇÃO
ESCALA: 1:100


<p>ABC ELETROTÉCNICA LTDA</p> <p>SOLUÇÕES EM ELETRICIDADE E AUTOMAÇÃO INDUSTRIAL AVENIDA ENGENHEIRO LOURENÇO FAORO, N° 2121. BAIRRO INDUSTRIAL CAÇADOR, SC. site: www.abcm.com.br - E-mail: sidneipelegrin@abcm.com.br</p>	<p>Ciente: Prefeitura Municipal de Caçador</p>		<p>Título Cortes</p>		<p>FOLHA: 04</p>
	<p>Obra: Gerador Rua Marcos Gonçalves de Cordeiro, Berger</p>		<p>Projeto: SIDNEI PELEGRIN</p>	<p>Desenho N°: 001</p>	<p>Revisão: 00</p>

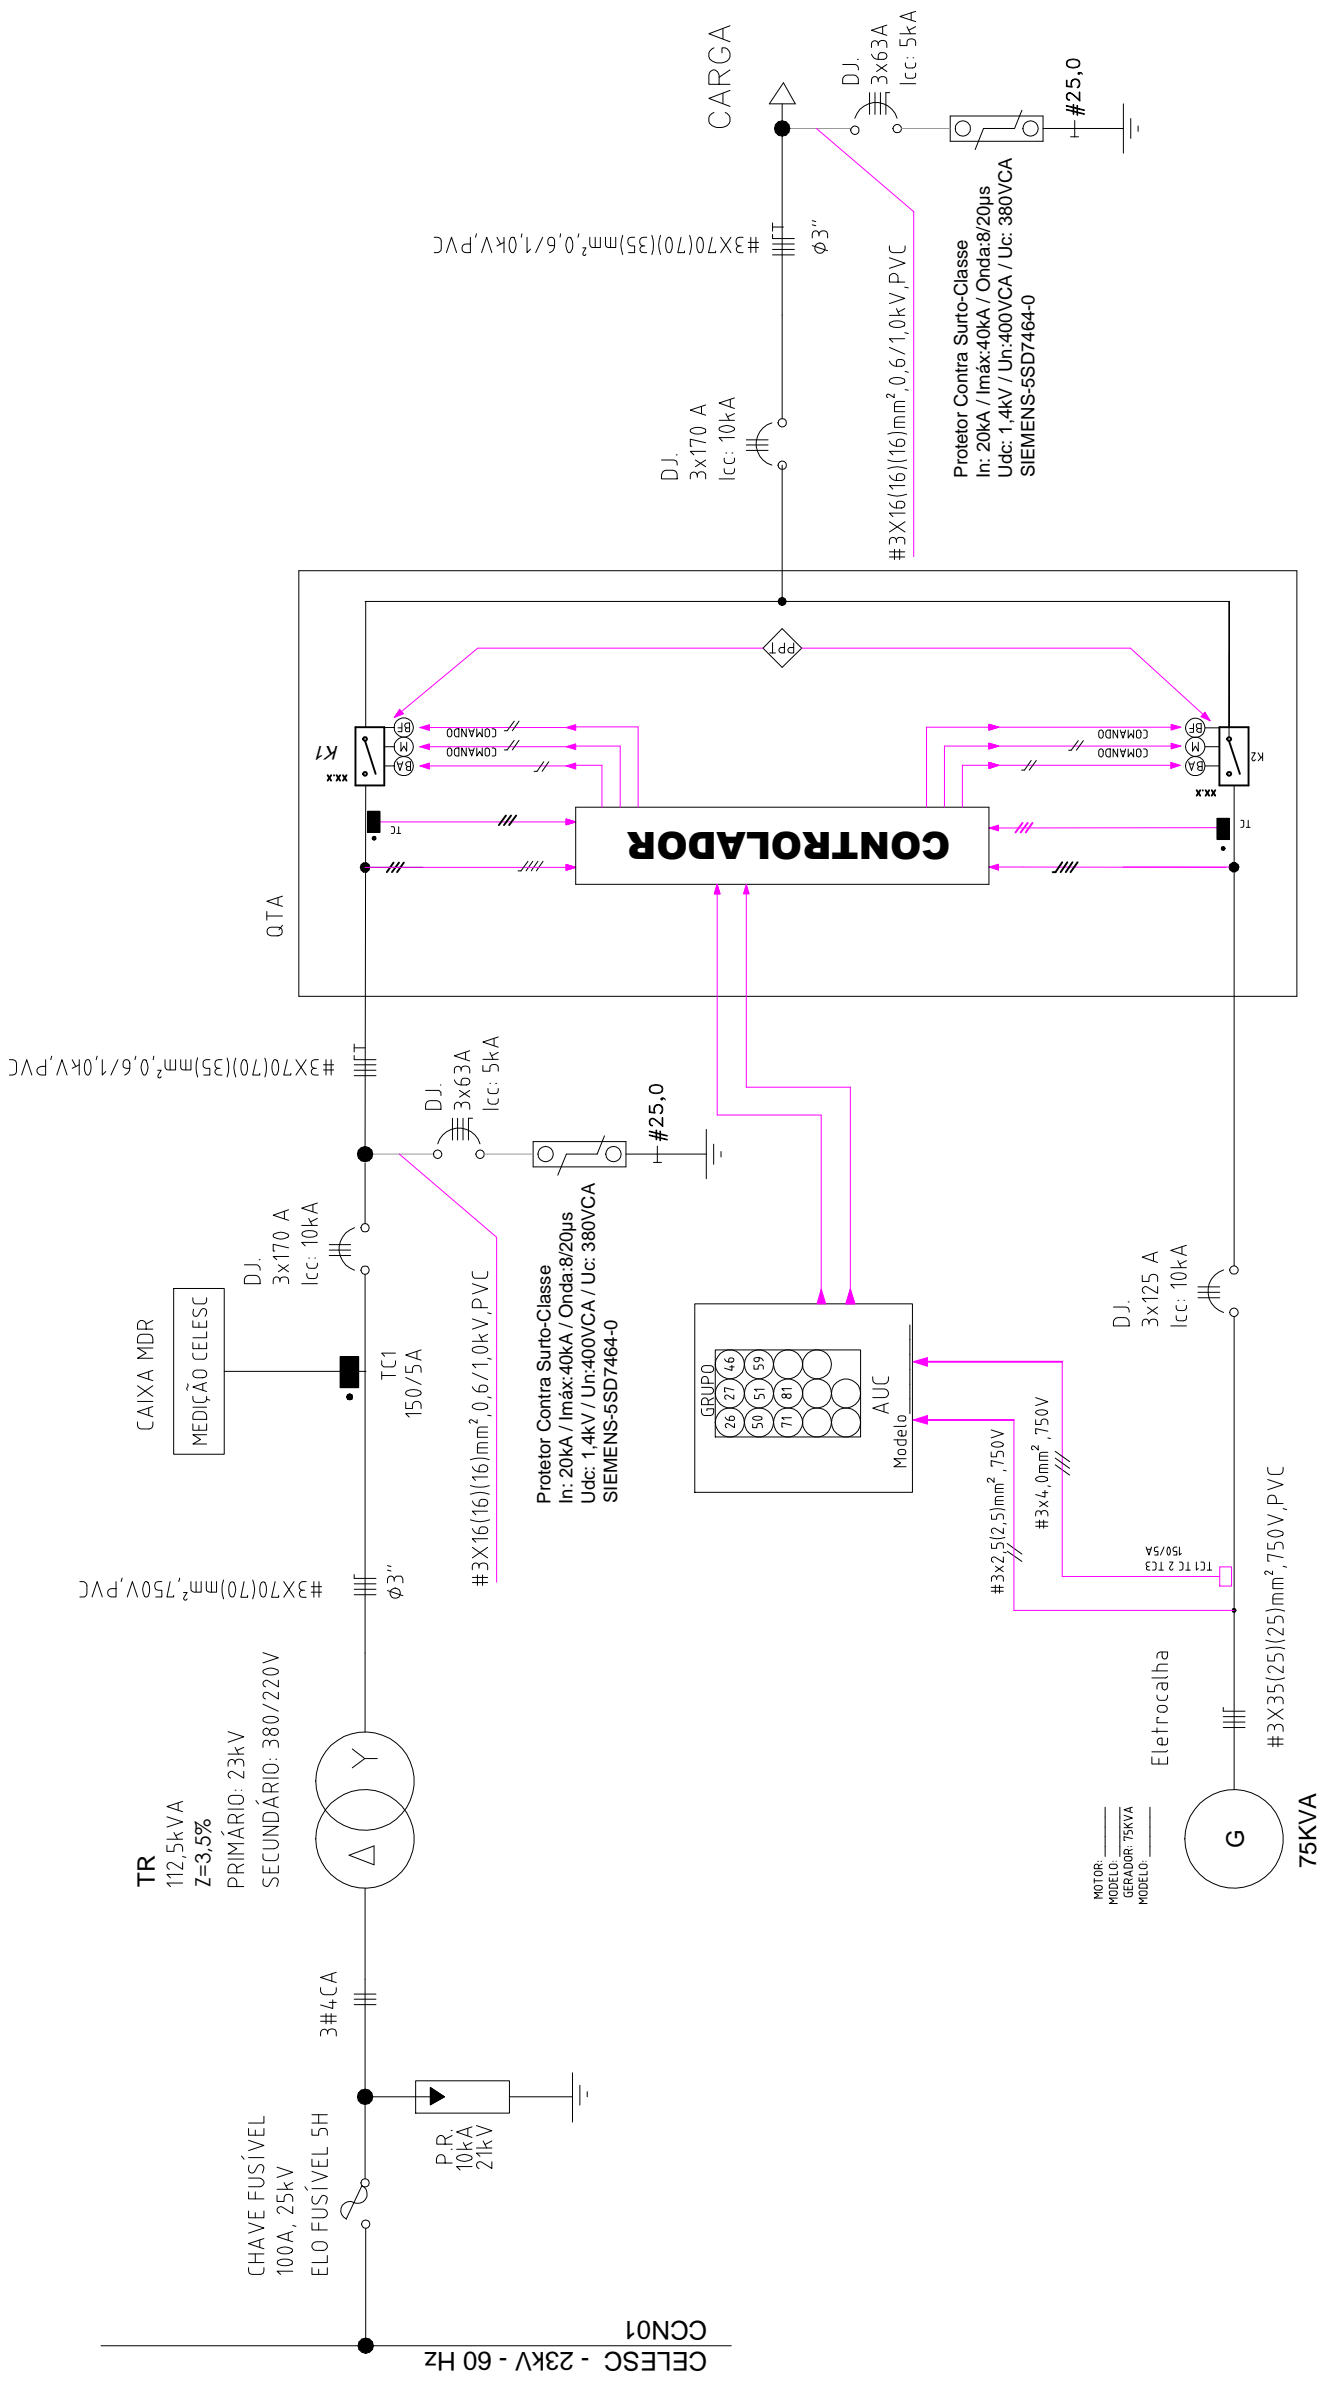

DIGRAMA UNIFILAR GERAL
SEM ESCALA

PLANTA DE LOCALIZAÇÃO
ESCALA: 1:100



	SOLUÇÕES EM ELETRICIDADE E AUTOMAÇÃO INDUSTRIAL AVENIDA ENGENHEIRO LOURENÇO FAGRO, N° 2121. BAIRRO INDUSTRIAL, CAÇADOR, SC. FONE/FAX (49) 3563-1016 site: www.abcm.com.br - E-mail: sidneipelegrin@abcm.com.br		Cliente: Prefeitura Municipal de Caçador	Título: Unifilar	Folha: 05
	Obra: Gerador Rua Marcos Gonçalves de Cordeiro, Berger	Projeto: SIDNEI PELEGRIN	Desenho: Sidnei	Revisão: 00	Data: 30/04/2018