



**PLANTA ÁGUAS PLUVIAIS**  
ESC 1:50

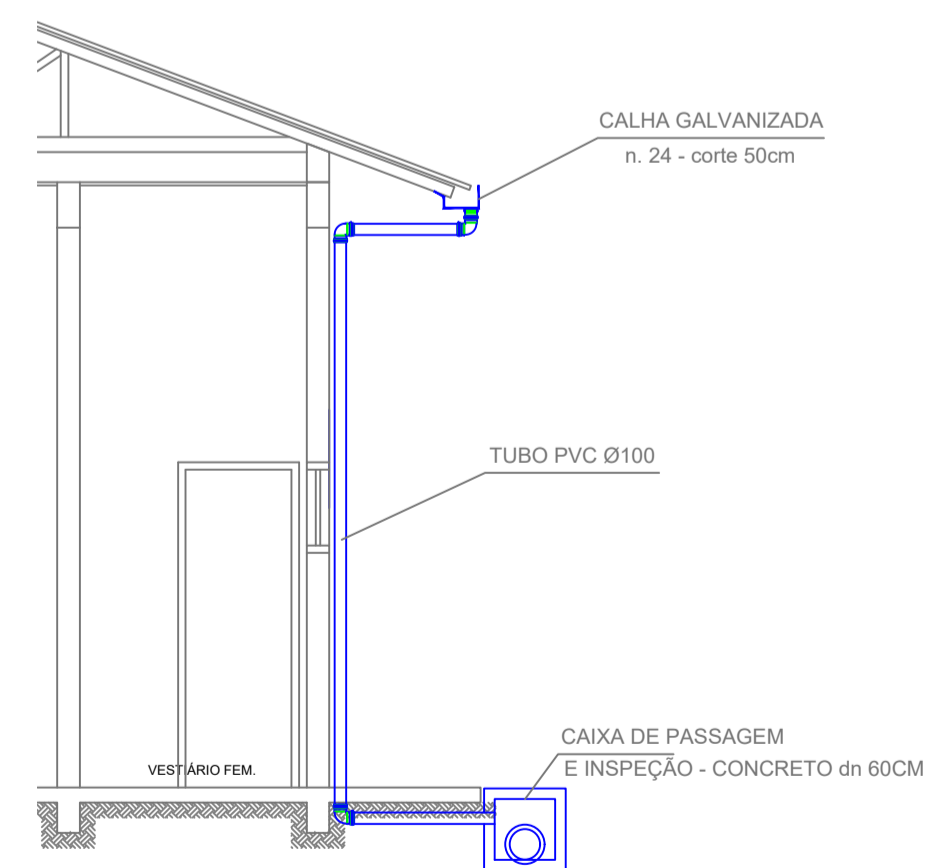

**DETALHE DESCIDAS DE ÁGUAS PLUVIAIS**  
ESC 1:50

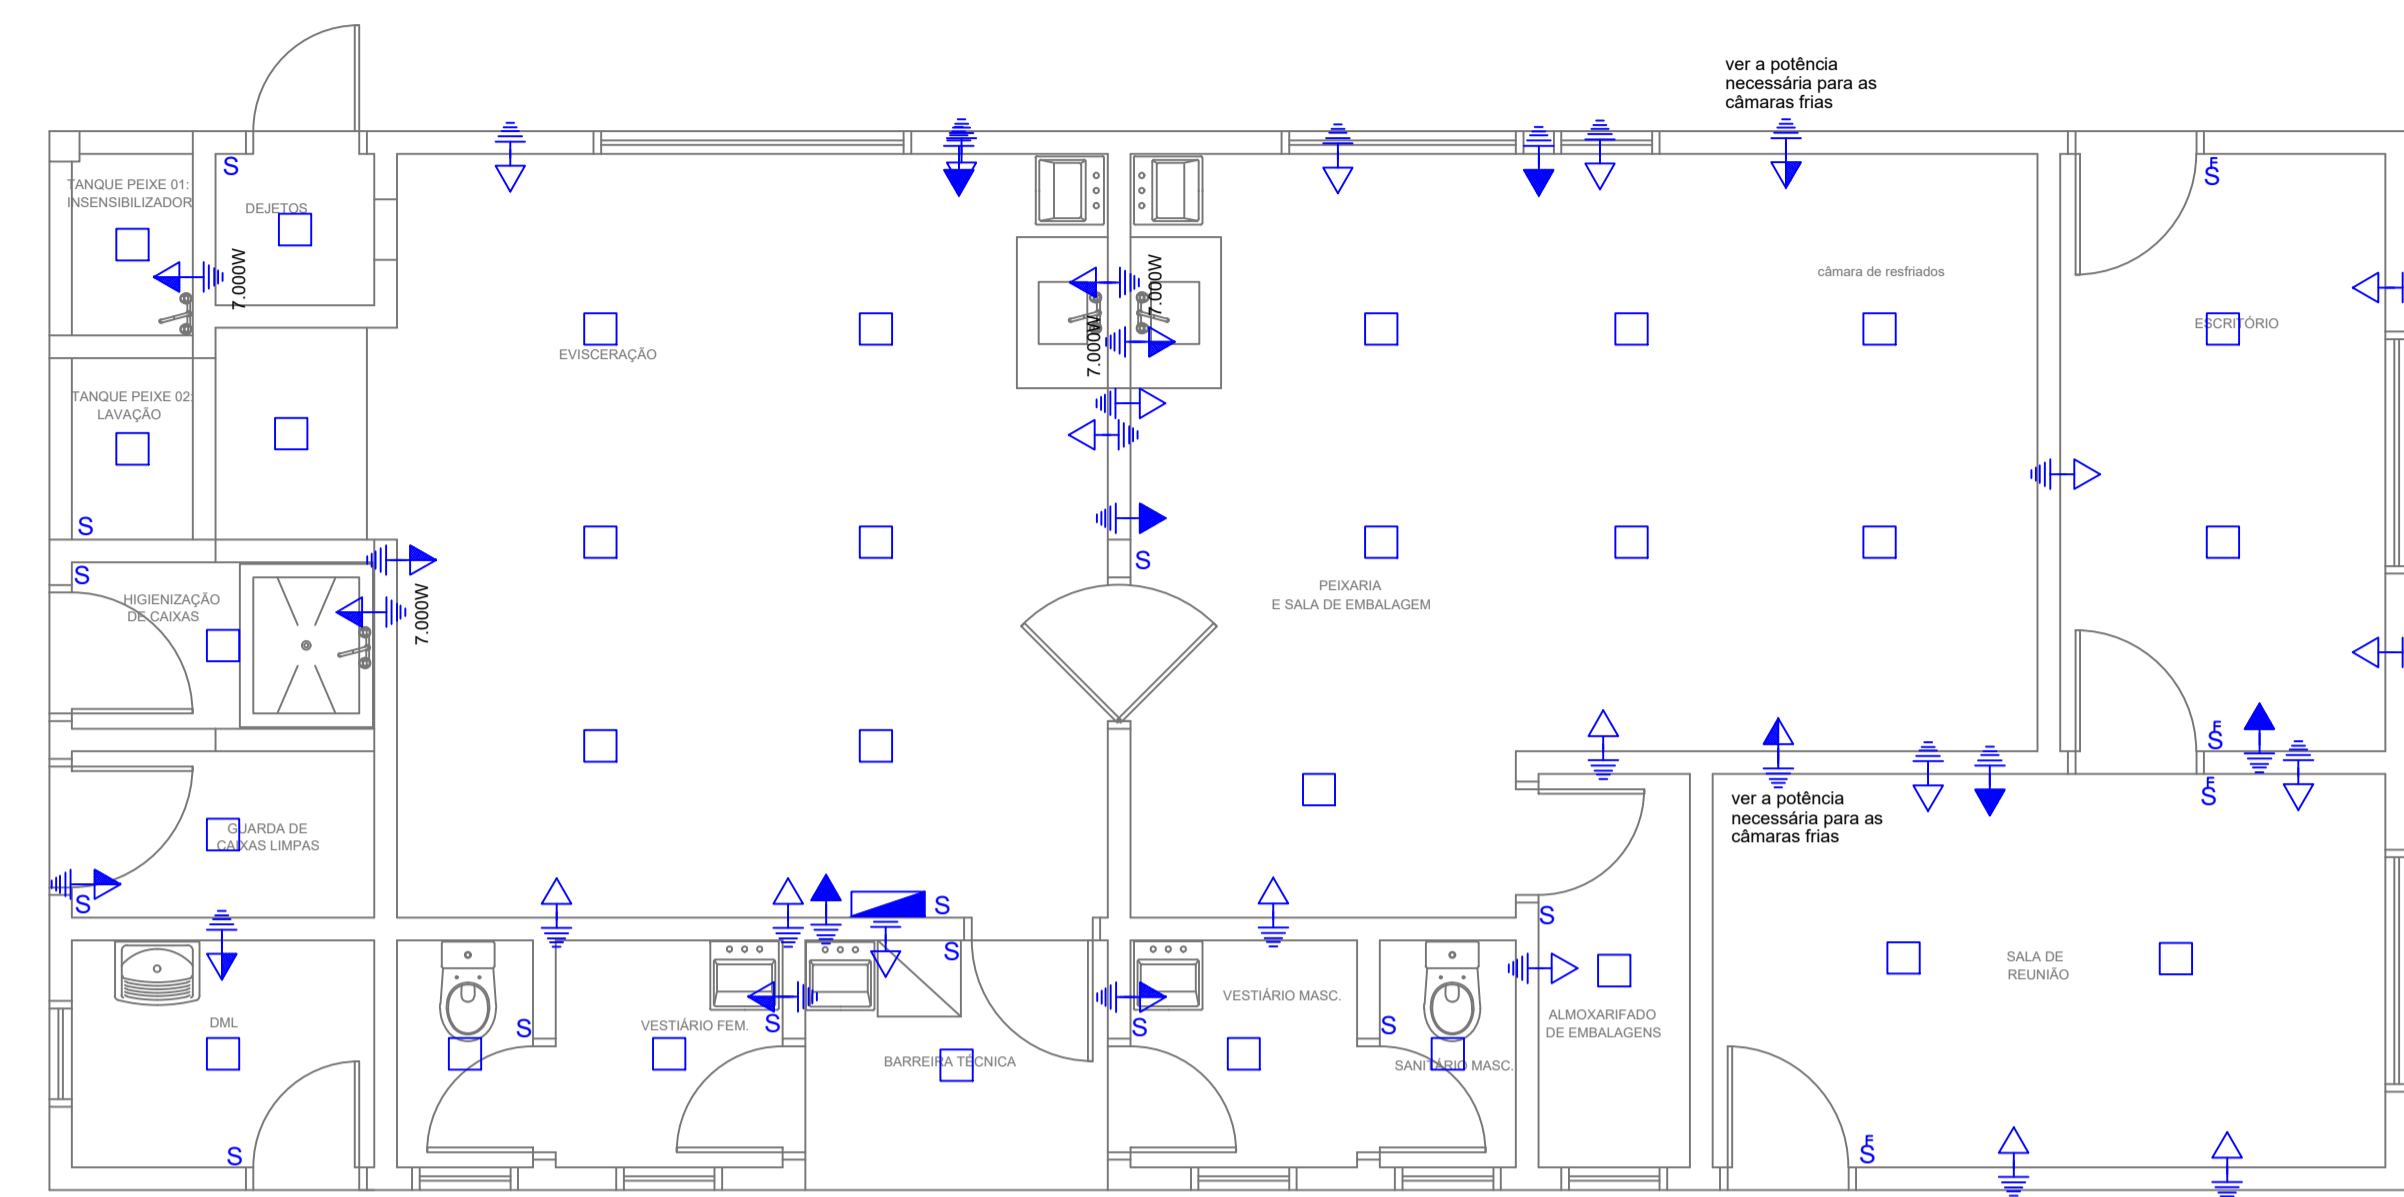

**PLANTA BAIXA - PONTOS ELÉTRICOS**

Escala 1/50

CONVENÇÕES	
	QUADRO DE DELENTORES
	LUMINÁRIA QUADRADA COM LÂMPADA LED
	ATERRAMENTO
	TOMADA BAIXA 0,30 DO PISO
	TOMADA MÉDIA 1,30 DO PISO
	TOMADA ALTA 2,20 DO PISO
	INTERRUPTOR SIMPLES
	INTERRUPTOR SIMPLES - PARALELO
	INTERRUPTOR DUAS SEÇÕES
	ELETRODUTO CONTENDO CONDUTORES TERÇA, RETORNO, FASE E NEUTRO

Projeto PEIXARIA - ÁGUAS PLUVIAIS E PONTOS ELÉTRICOS

	Referência	FOLHA
	PLANTA BAIXA - ÁGUAS PLUVIAIS LOCAÇÃO PONTOS ELÉTRICOS	01/01
Revisões - REVISÃO 02 - 20/05/2020 - AGRICULTURA - PROJETOS COMPLEMENTARES 15/06/2020 - -	Data	15 julho 2020
	Responsável Técnico ENG. CIVIL TAISE TEODOZIO - 071.664-1	Área 109,20m <sup>2</sup> Escala INDICADA Desenho TAISE Arquivo 0:\PPUCA\AGRICULTURA\PEIXARIA MUNICIPAL\PEIXARIA.dwg