



PLANTA BAIXA - INSTALAÇÕES DE ÁGUA FRIA  
Escala 1/50

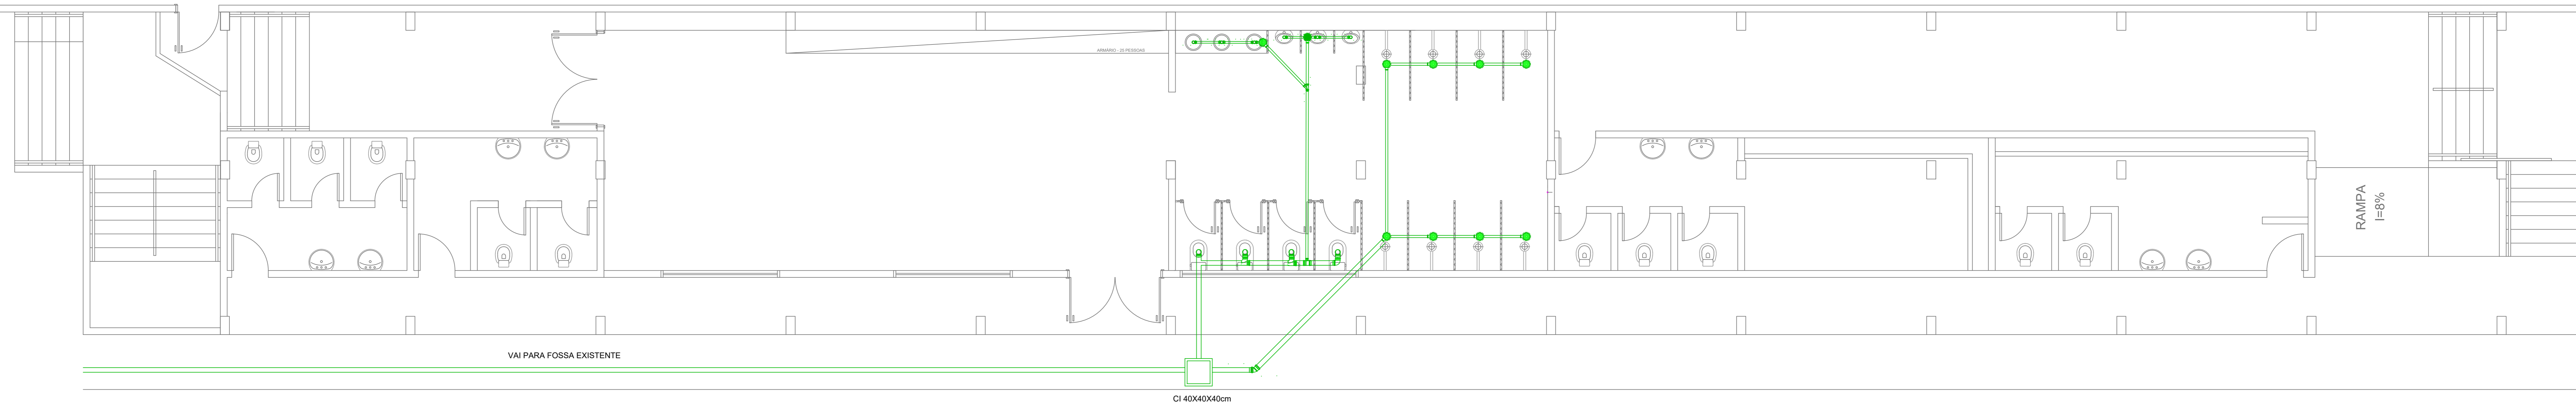

PLANTA BAIXA - INSTALAÇÕES DE ESGOTO  
Escala 1/50

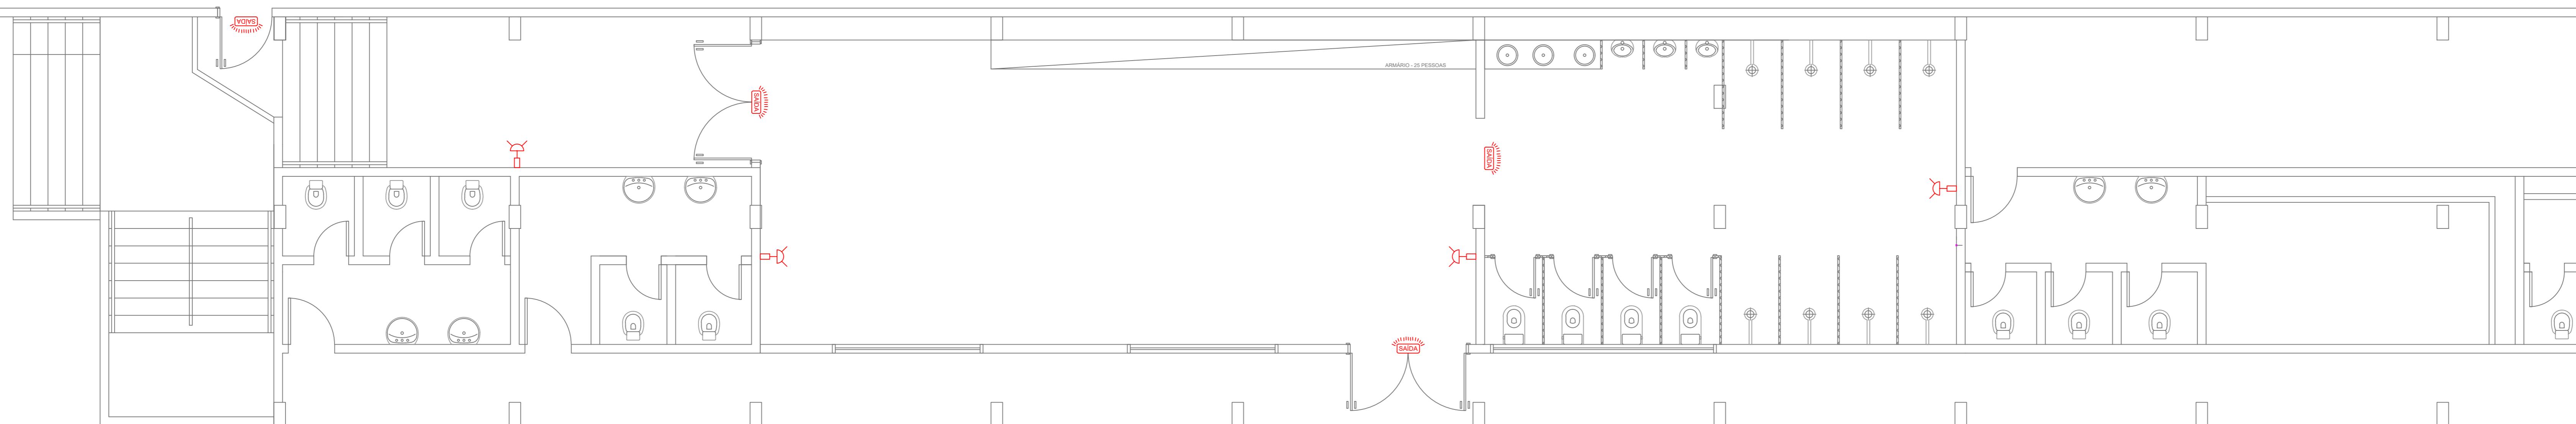

PLANTA BAIXA - PONTOS PREVENTIVO CONTRA INCÊNDIO  
Escala 1/50

**LEGENDA**

	EXTINTOR PQS - 20-B-C - 4kg (sinalização de parede)		Sinalização de abandono de local - tipo A sem indicação de direção - com luminoso - bico automático
	ILUMINAÇÃO DE EMERGÊNCIA		AF - sinalização sonora sem indicação de pontos

Aprovações e Despachos

Projeto VESTIÁRIO MANDANTE - ESTADIO MUNICIPAL

<p><b>IPPUC</b> INSTITUTO DE PESQUISA E PLANEJAMENTO URBANO DE CAÇADOR</p>	Referência	PREVENTIVO SANITÁRIO HIDRÁULICO	FOLHA
	Revisões		02/02
	Área	INDICADA	Data
	Escala	CAROL	20 abril 2021
Responsável Técnico	Arquivo		
CAROLINA FRUET DE LIMA	E:\trabalhos\2021\ESTADIO\PLANTA BAIXA ESTADIO 111.dwg		