




PLANTA BAIXA - TÉRREO  
ESC.: 1:50

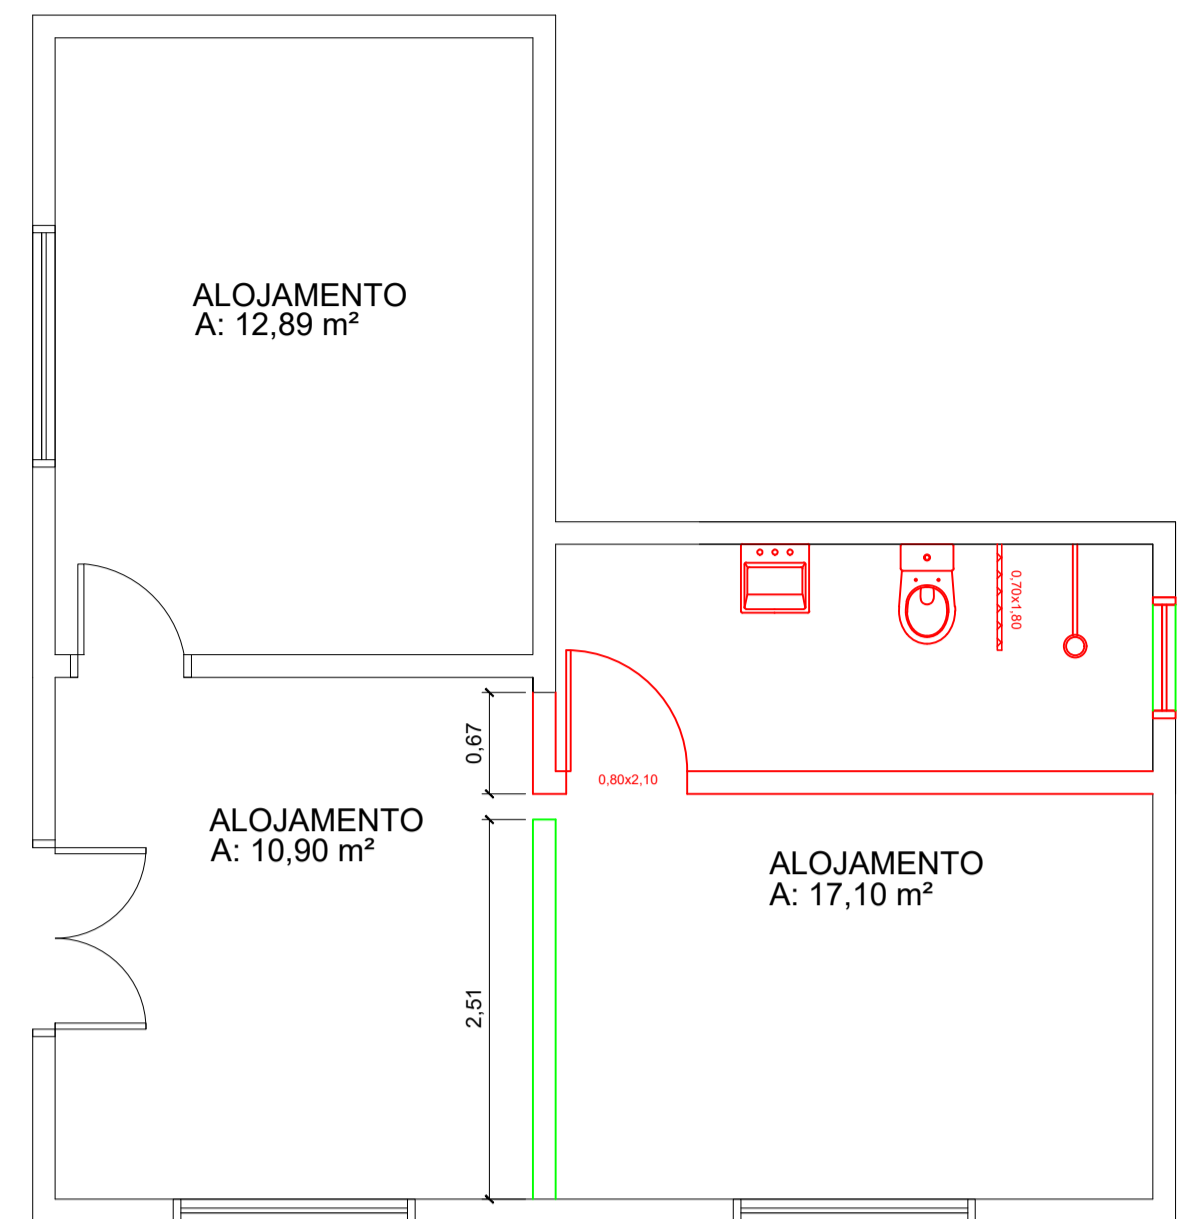


PLANTA BAIXA EXECUTIVA - TÉRREO  
ESC.: 1:50

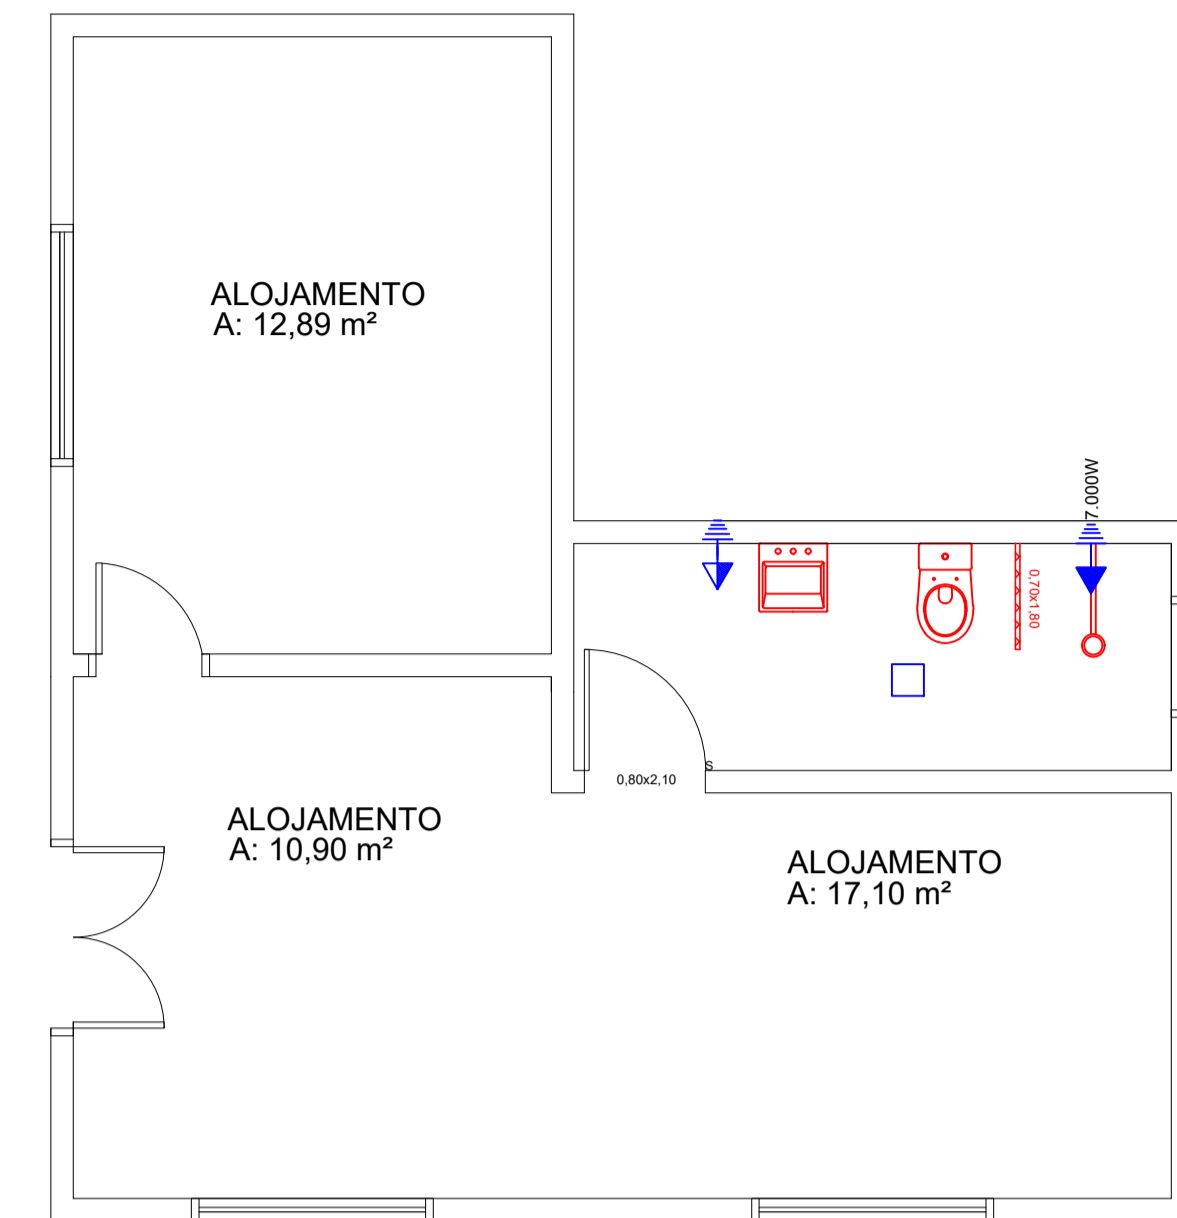

PLANTA BAIXA - PONTOS ELÉTRICOS  
Escala 1/50

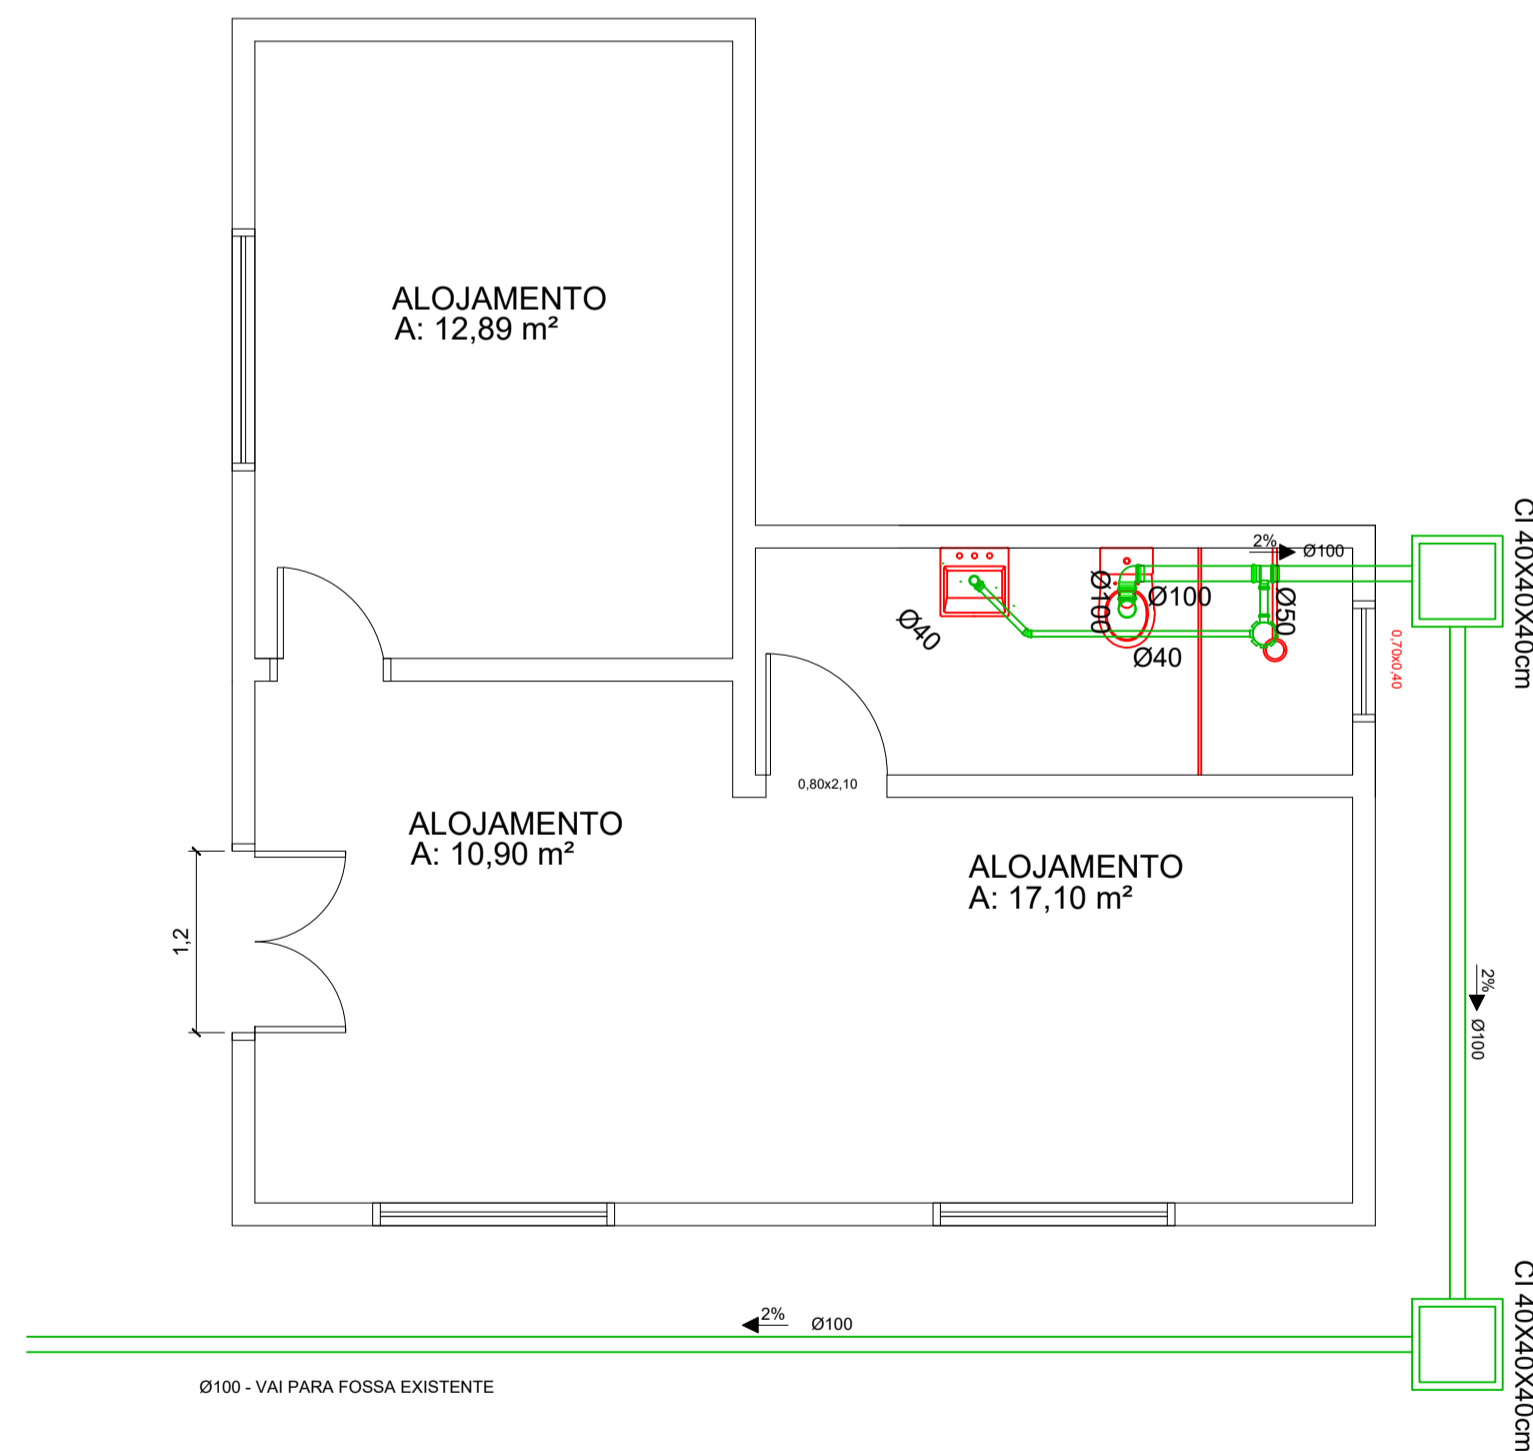

PLANTA BAIXA - SANITÁRIO  
ESC 1:50

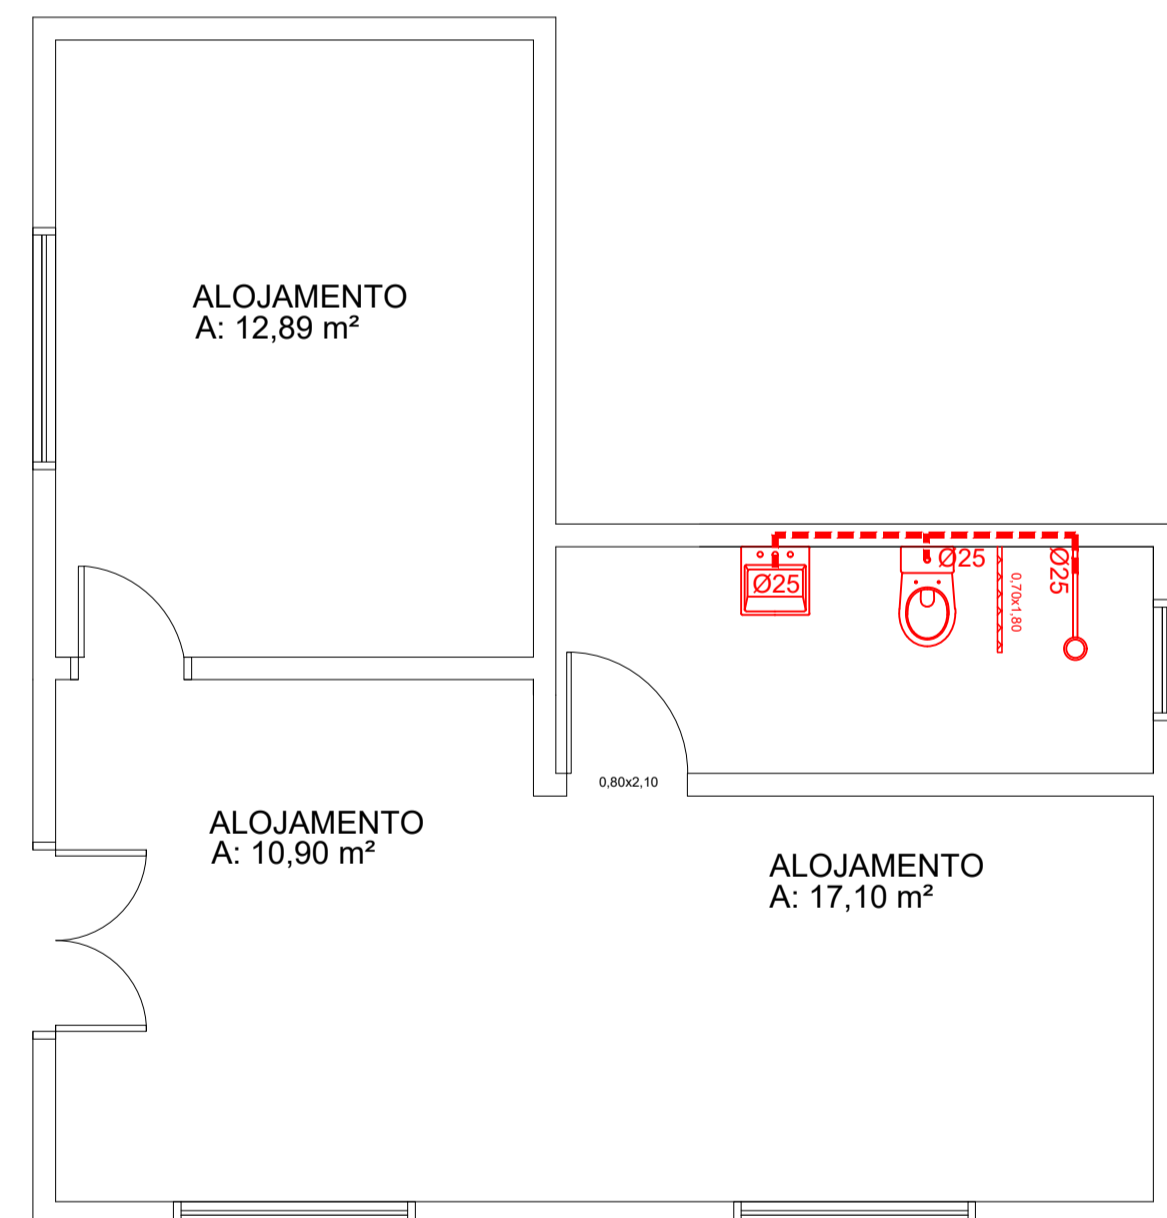

PLANTA BAIXA - HIDRÁULICO  
ESC 1:50

Projeto <b>BANHEIRO ALOJAMENTO CAC</b>		
	Referência	FOLHA
	PREVENTIVO/ELÉTRICO PLANTA BAIXA/EXECUTIVO HIDRÁULICO/SANITÁRIO	<b>01/01</b>
Revisões - - -	Data	20 abril 2021
Responsável Técnico	Área	
CAROLINA FRUET DE LIMA	INDICADA	
	Desenho	CAROL
	Arquivo	E:\arquivos rede\carol\2021\Estádio\PLANTA BAIXA ESTÁDIO (1).dwg