





ANEXOS

**PROCESSO DE LICITAÇÃO N.º 119/2021
CONCORRÊNCIA PÚBLICA N.º 02/2021
ANEXO IX**

PLANTA BAIXA DO TERMINAL RODOVIÁRIO DE CAÇADOR – SANTA CATARINA

- LEGENDA**
- Piso revisão de Cerâmica
 - Fôrro em PVC
 - Paredes pintadas com tinta Epoxi, lavável e resistente a detergentes
 - Papel Toalha
 - Sabonete Líquido
 - Esgoto Sanitário
 - Água Fria
 - Água Quente
 - Paredes a construir

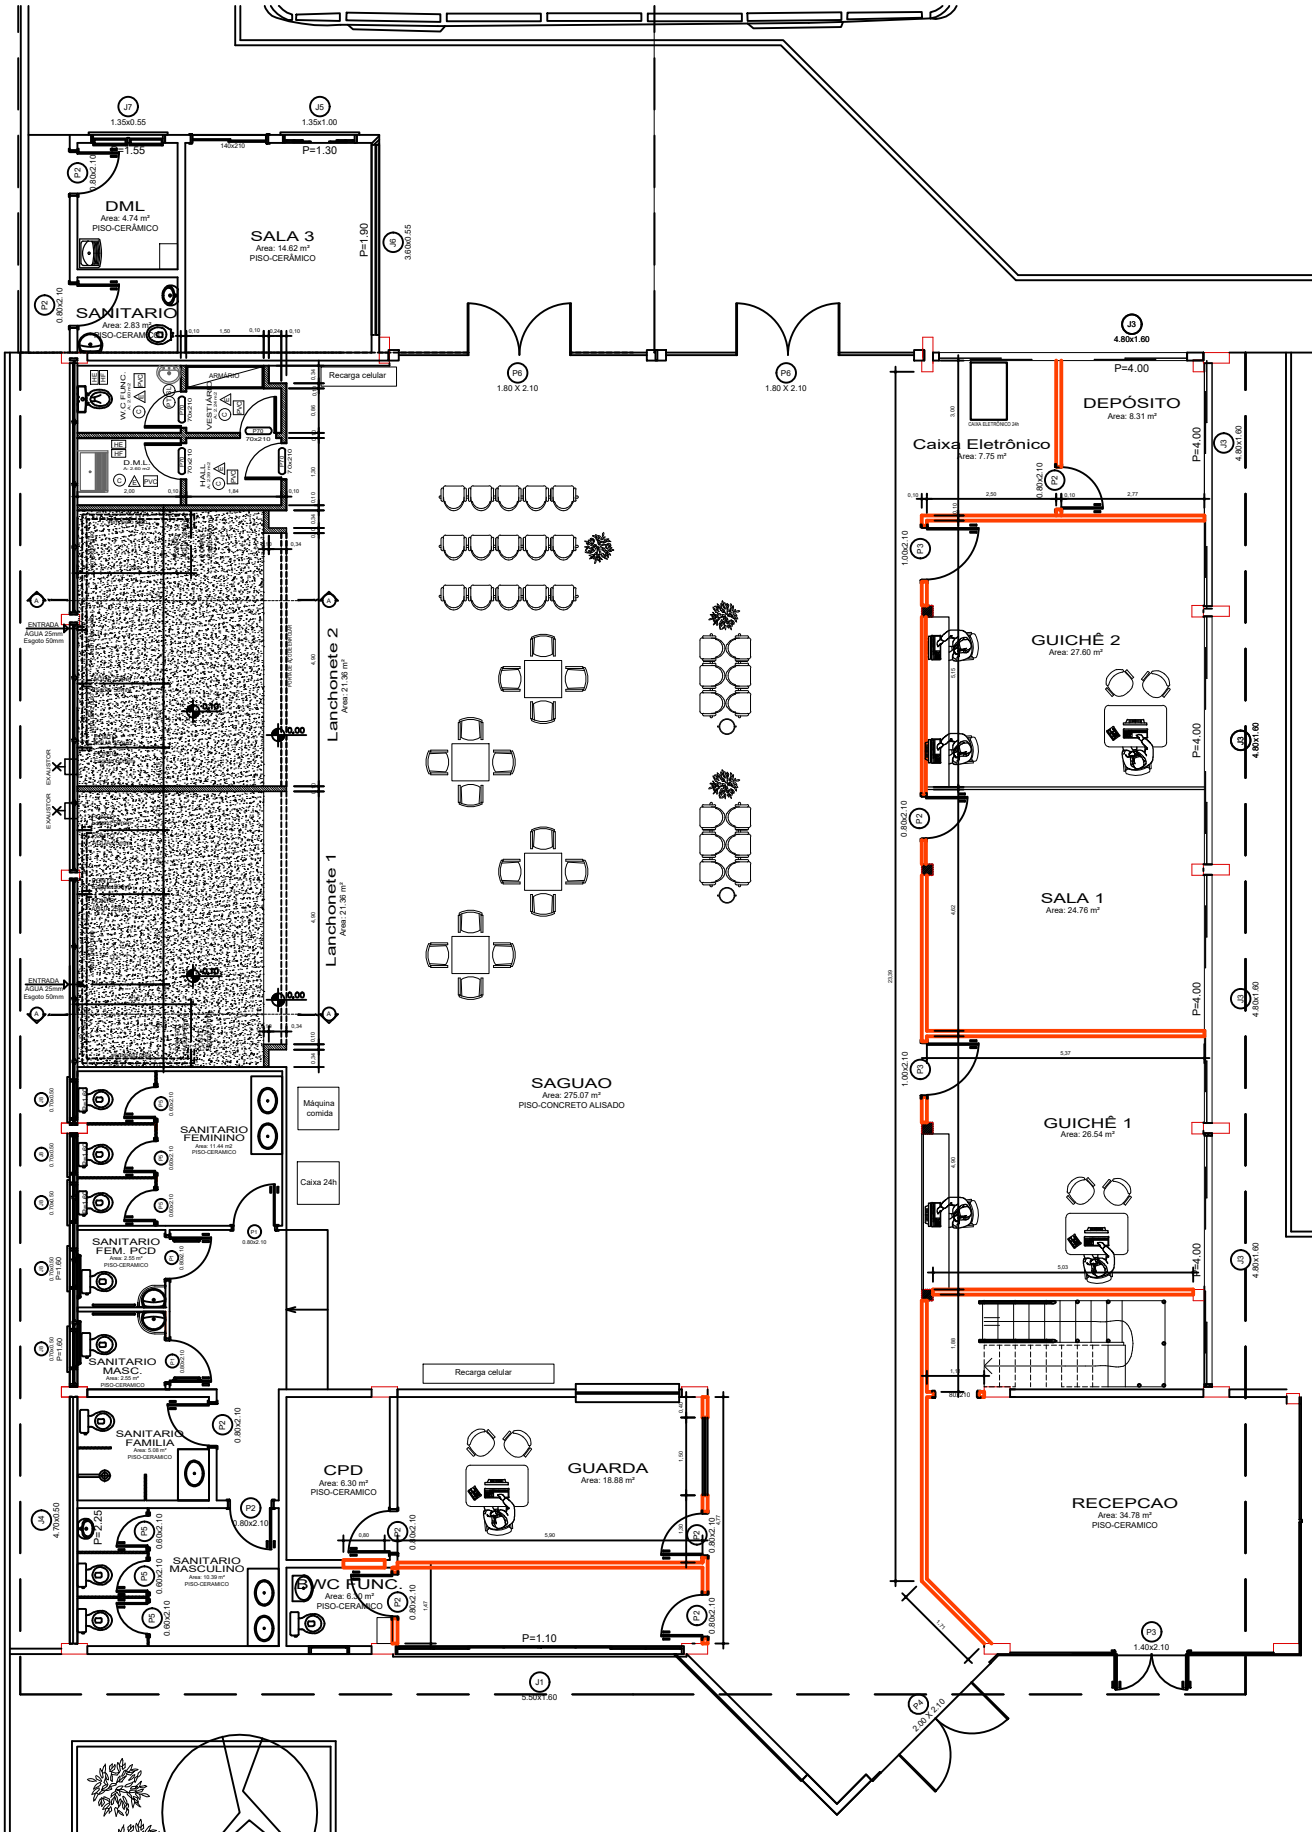

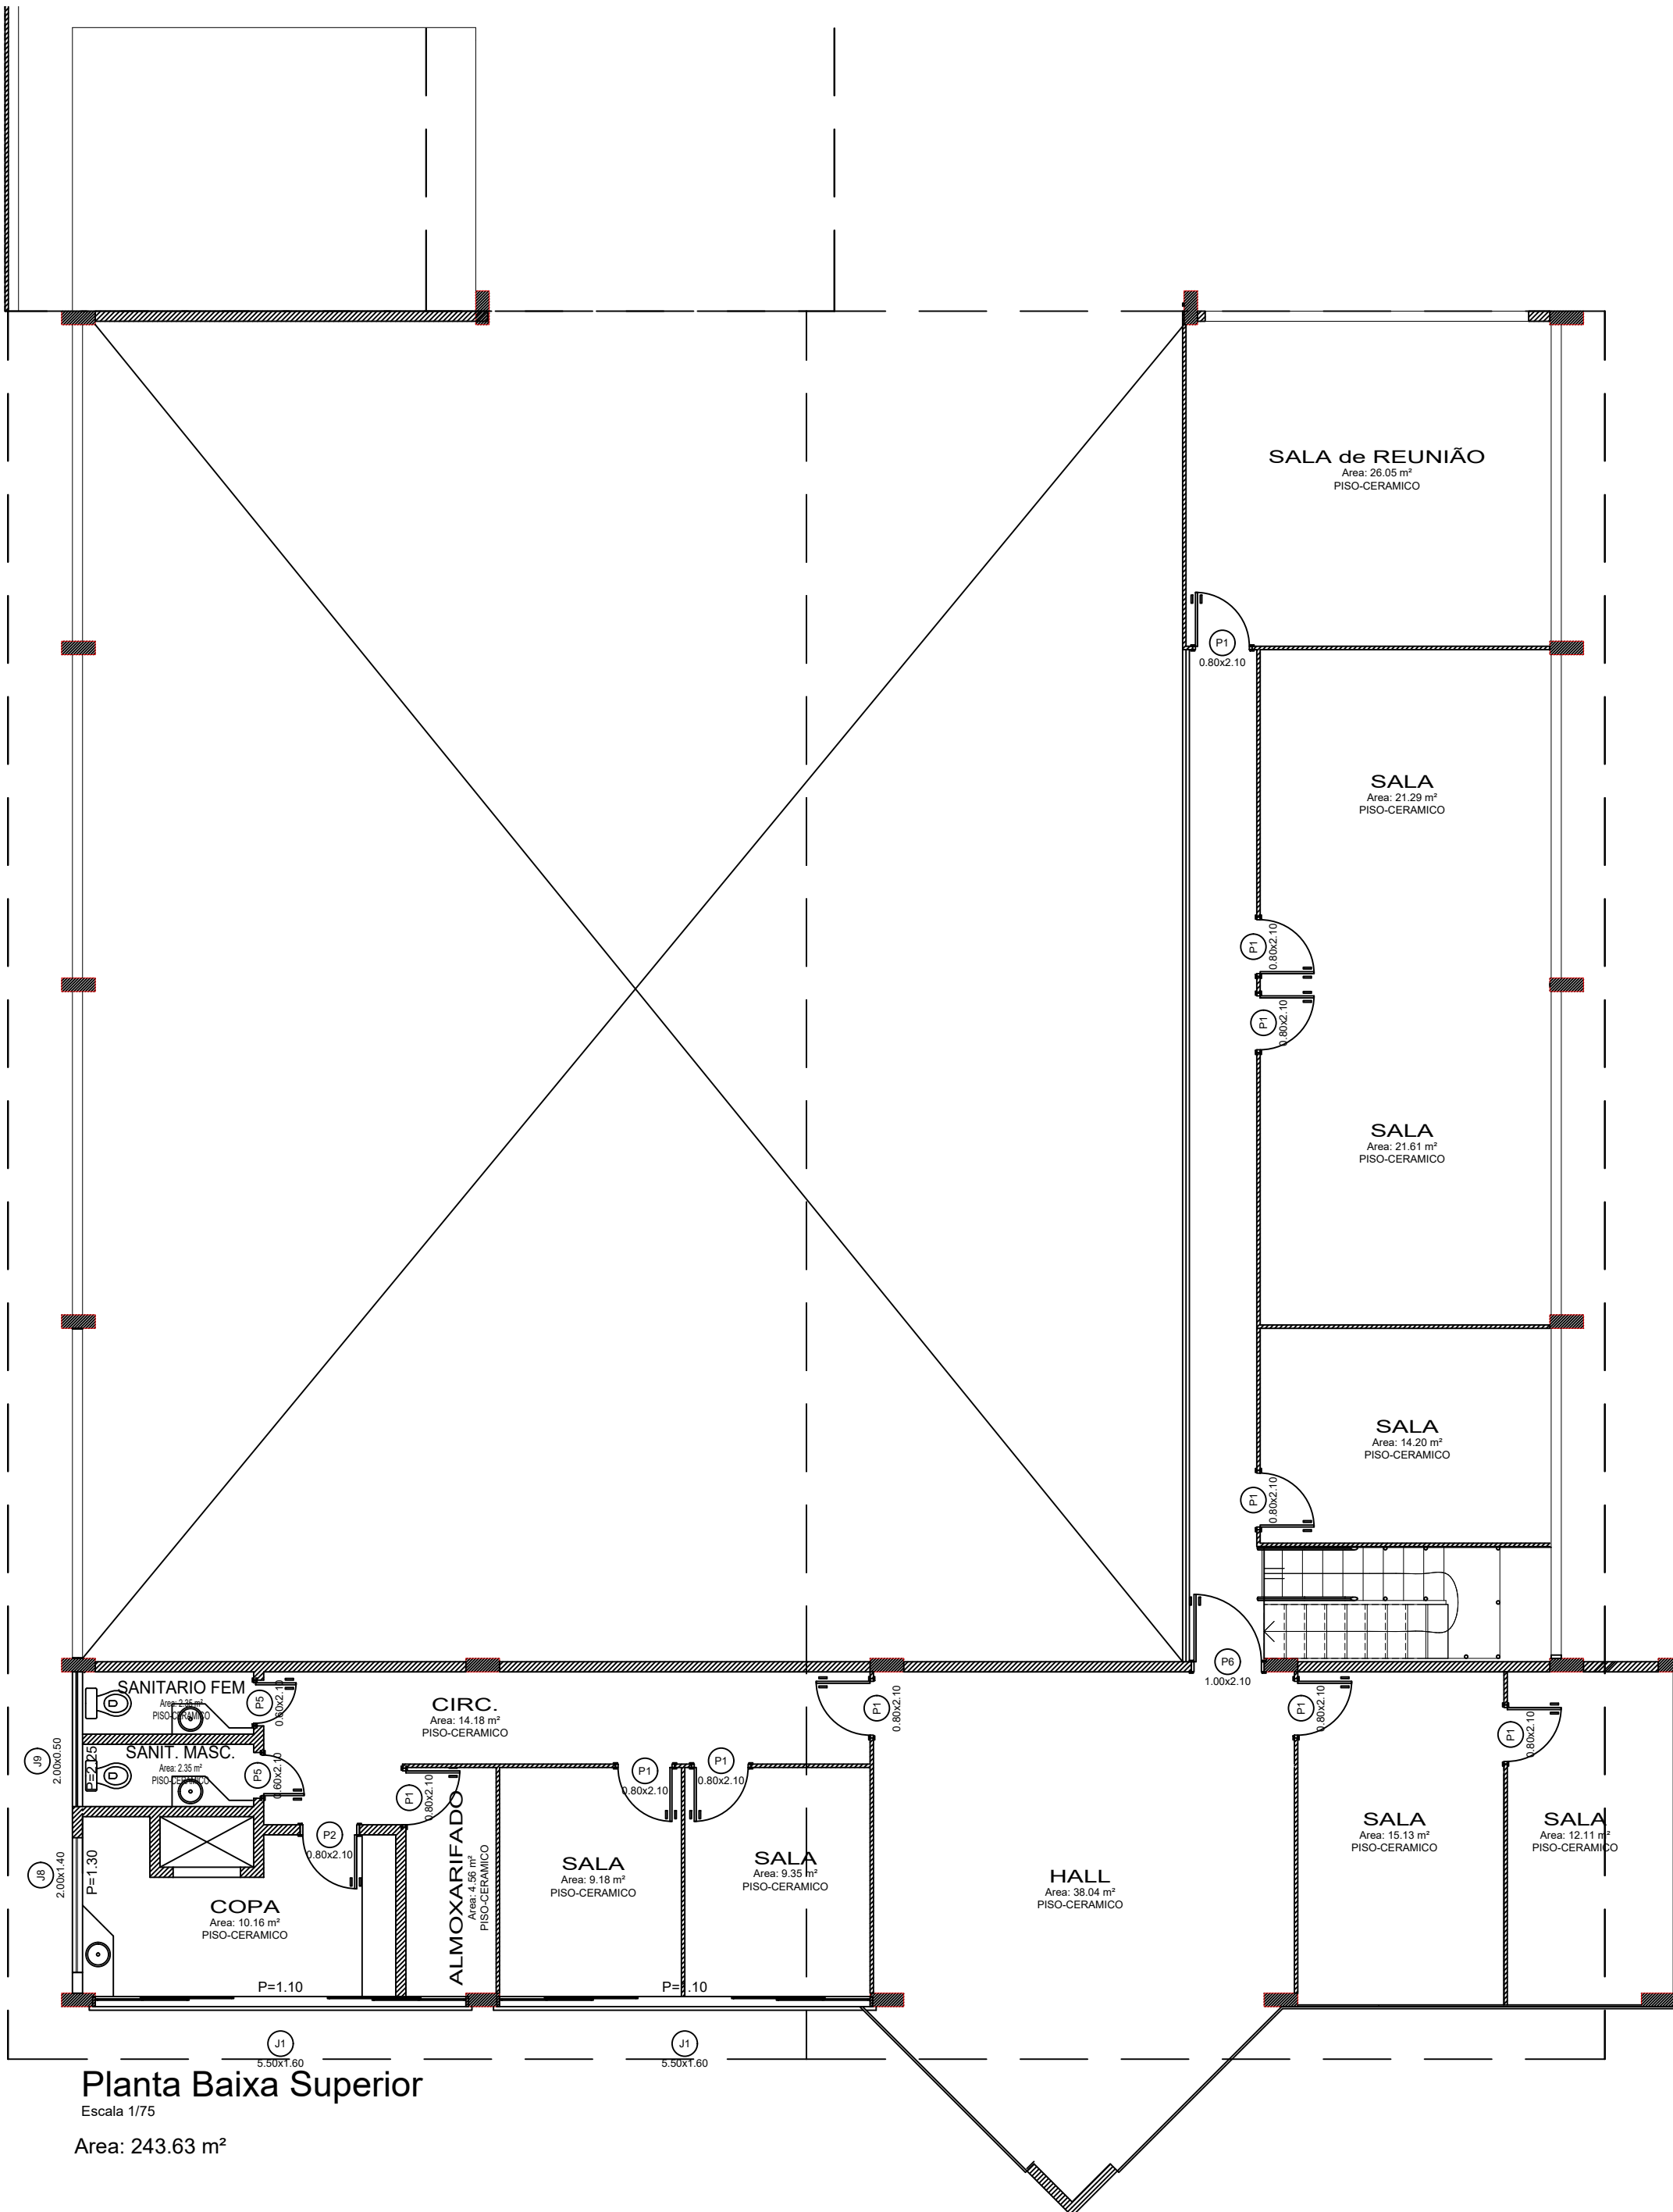

Planta Baixa Superior

Escala 1/75

Area: 243.63 m²